

ЛСР. Строительство СЗ

[illegible]

ДАННЫЙ ЛИСТ ЯВЛЯЕТСЯ
ИСПОЛНИТЕЛЬНОЙ ДОКУМЕНТАЦИЕЙ
ПРОИЗВОДИТЕЛЬ РАБОТ ТОКАРЕВ М.В.
«16» 11 2018 года

ПРИМЕЧАНИЯ: ОХРАННАЯ ЗОНА ОТ ОСИ ТРУБЫ 100 мм В ОБЕ СТОРОНЫ

						г. Санкт-Петербург, территория предприятия «Ручьи», участок 116. Участок 116 (39 по ППТ).			
Изм.	Кол.уч.	Лист	N док.	Подп.	Дата	Многоквартирный дом со встроенно-пристроенными объектами бытового обслуживания N39.1	Стадия	Лист	Листов
Проверил		Токарев			05.18		Р(И)	1	20
Разработал		Исаев			05.18				
Н. контроль					05.18	План 3 этажа. Водопровод.	ЛСР. Строительство 03		

План 4 этажа
Водопровод.

Technical drawing showing a floor plan of a building, likely a residential or institutional structure, with a complex network of pipes and valves. The drawing is oriented with a grid system (A-C, 1-6). Key components and labels include:

- Valves (Cm):** Cm 13.1-1, Cm 14.1-1, Cm 15, Cm 13.1-2, Cm 14.1-2, Cm 15, Cm 13.2-1, Cm 14.2-1, Cm 15, Cm 13.2-2, Cm 14.2-2, Cm 15, Cm 13.2-3, Cm 14.2-3, Cm 15, Cm 13.2-4, Cm 14.2-4, Cm 15, Cm 13.2-5, Cm 14.2-5, Cm 15, Cm 13.2-6, Cm 14.2-6, Cm 15, Cm 13.2-7, Cm 14.2-7, Cm 15, Cm 13.2-8, Cm 14.2-8, Cm 15, Cm 13.2-9, Cm 14.2-9, Cm 15, Cm 13.2-10, Cm 14.2-10, Cm 15, Cm 13.2-11, Cm 14.2-11, Cm 15, Cm 13.2-12, Cm 14.2-12, Cm 15, Cm 13.2-13, Cm 14.2-13, Cm 15, Cm 13.2-14, Cm 14.2-14, Cm 15, Cm 13.2-15, Cm 14.2-15, Cm 15, Cm 13.2-16, Cm 14.2-16, Cm 15, Cm 13.2-17, Cm 14.2-17, Cm 15, Cm 13.2-18, Cm 14.2-18, Cm 15, Cm 13.2-19, Cm 14.2-19, Cm 15, Cm 13.2-20, Cm 14.2-20, Cm 15, Cm 13.2-21, Cm 14.2-21, Cm 15, Cm 13.2-22, Cm 14.2-22, Cm 15, Cm 13.2-23, Cm 14.2-23, Cm 15, Cm 13.2-24, Cm 14.2-24, Cm 15, Cm 13.2-25, Cm 14.2-25, Cm 15, Cm 13.2-26, Cm 14.2-26, Cm 15, Cm 13.2-27, Cm 14.2-27, Cm 15, Cm 13.2-28, Cm 14.2-28, Cm 15, Cm 13.2-29, Cm 14.2-29, Cm 15, Cm 13.2-30, Cm 14.2-30, Cm 15, Cm 13.2-31, Cm 14.2-31, Cm 15, Cm 13.2-32, Cm 14.2-32, Cm 15, Cm 13.2-33, Cm 14.2-33, Cm 15, Cm 13.2-34, Cm 14.2-34, Cm 15, Cm 13.2-35, Cm 14.2-35, Cm 15, Cm 13.2-36, Cm 14.2-36, Cm 15, Cm 13.2-37, Cm 14.2-37, Cm 15, Cm 13.2-38, Cm 14.2-38, Cm 15, Cm 13.2-39, Cm 14.2-39, Cm 15, Cm 13.2-40, Cm 14.2-40, Cm 15, Cm 13.2-41, Cm 14.2-41, Cm 15, Cm 13.2-42, Cm 14.2-42, Cm 15, Cm 13.2-43, Cm 14.2-43, Cm 15, Cm 13.2-44, Cm 14.2-44, Cm 15, Cm 13.2-45, Cm 14.2-45, Cm 15, Cm 13.2-46, Cm 14.2-46, Cm 15, Cm 13.2-47, Cm 14.2-47, Cm 15, Cm 13.2-48, Cm 14.2-48, Cm 15, Cm 13.2-49, Cm 14.2-49, Cm 15, Cm 13.2-50, Cm 14.2-50, Cm 15, Cm 13.2-51, Cm 14.2-51, Cm 15, Cm 13.2-52, Cm 14.2-52, Cm 15, Cm 13.2-53, Cm 14.2-53, Cm 15, Cm 13.2-54, Cm 14.2-54, Cm 15, Cm 13.2-55, Cm 14.2-55, Cm 15, Cm 13.2-56, Cm 14.2-56, Cm 15, Cm 13.2-57, Cm 14.2-57, Cm 15, Cm 13.2-58, Cm 14.2-58, Cm 15, Cm 13.2-59, Cm 14.2-59, Cm 15, Cm 13.2-60, Cm 14.2-60, Cm 15, Cm 13.2-61, Cm 14.2-61, Cm 15, Cm 13.2-62, Cm 14.2-62, Cm 15, Cm 13.2-63, Cm 14.2-63, Cm 15, Cm 13.2-64, Cm 14.2-64, Cm 15, Cm 13.2-65, Cm 14.2-65, Cm 15, Cm 13.2-66, Cm 14.2-66, Cm 15, Cm 13.2-67, Cm 14.2-67, Cm 15, Cm 13.2-68, Cm 14.2-68, Cm 15, Cm 13.2-69, Cm 14.2-69, Cm 15, Cm 13.2-70, Cm 14.2-70, Cm 15, Cm 13.2-71, Cm 14.2-71, Cm 15, Cm 13.2-72, Cm 14.2-72, Cm 15, Cm 13.2-73, Cm 14.2-73, Cm 15, Cm 13.2-74, Cm 14.2-74, Cm 15, Cm 13.2-75, Cm 14.2-75, Cm 15, Cm 13.2-76, Cm 14.2-76, Cm 15, Cm 13.2-77, Cm 14.2-77, Cm 15, Cm 13.2-78, Cm 14.2-78, Cm 15, Cm 13.2-79, Cm 14.2-79, Cm 15, Cm 13.2-80, Cm 14.2-80, Cm 15, Cm 13.2-81, Cm 14.2-81, Cm 15, Cm 13.2-82, Cm 14.2-82, Cm 15, Cm 13.2-83, Cm 14.2-83, Cm 15, Cm 13.2-84, Cm 14.2-84, Cm 15, Cm 13.2-85, Cm 14.2-85, Cm 15, Cm 13.2-86, Cm 14.2-86, Cm 15, Cm 13.2-87, Cm 14.2-87, Cm 15, Cm 13.2-88, Cm 14.2-88, Cm 15, Cm 13.2-89, Cm 14.2-89, Cm 15, Cm 13.2-90, Cm 14.2-90, Cm 15, Cm 13.2-91, Cm 14.2-91, Cm 15, Cm 13.2-92, Cm 14.2-92, Cm 15, Cm 13.2-93, Cm 14.2-93, Cm 15, Cm 13.2-94, Cm 14.2-94, Cm 15, Cm 13.2-95, Cm 14.2-95, Cm 15, Cm 13.2-96, Cm 14.2-96, Cm 15, Cm 13.2-97, Cm 14.2-97, Cm 15, Cm 13.2-98, Cm 14.2-98, Cm 15, Cm 13.2-99, Cm 14.2-99, Cm 15, Cm 13.2-100, Cm 14.2-100, Cm 15, Cm 13.2-101, Cm 14.2-101, Cm 15, Cm 13.2-102, Cm 14.2-102, Cm 15, Cm 13.2-103, Cm 14.2-103, Cm 15, Cm 13.2-104, Cm 14.2-104, Cm 15, Cm 13.2-105, Cm 14.2-105, Cm 15, Cm 13.2-106, Cm 14.2-106, Cm 15, Cm 13.2-107, Cm 14.2-107, Cm 15, Cm 13.2-108, Cm 14.2-108, Cm 15, Cm 13.2-109, Cm 14.2-109, Cm 15, Cm 13.2-110, Cm 14.2-110, Cm 15, Cm 13.2-111, Cm 14.2-111, Cm 15, Cm 13.2-112, Cm 14.2-112, Cm 15, Cm 13.2-113, Cm 14.2-113, Cm 15, Cm 13.2-114, Cm 14.2-114, Cm 15, Cm 13.2-115, Cm 14.2-115, Cm 15, Cm 13.2-116, Cm 14.2-116, Cm 15, Cm 13.2-117, Cm 14.2-117, Cm 15, Cm 13.2-118, Cm 14.2-118, Cm 15, Cm 13.2-119, Cm 14.2-119, Cm 15, Cm 13.2-120, Cm 14.2-120, Cm 15, Cm 13.2-121, Cm 14.2-121, Cm 15, Cm 13.2-122, Cm 14.2-122, Cm 15, Cm 13.2-123, Cm 14.2-123, Cm 15, Cm 13.2-124, Cm 14.2-124, Cm 15, Cm 13.2-125, Cm 14.2-125, Cm 15, Cm 13.2-126, Cm 14.2-126, Cm 15, Cm 13.2-127, Cm 14.2-127, Cm 15, Cm 13.2-128, Cm 14.2-128, Cm 15, Cm 13.2-129, Cm 14.2-129, Cm 15, Cm 13.2-130, Cm 14.2-130, Cm 15, Cm 13.2-131, Cm 14.2-131, Cm 15, Cm 13.2-132, Cm 14.2-132, Cm 15, Cm 13.2-133, Cm 14.2-133, Cm 15, Cm 13.2-134, Cm 14.2-134, Cm 15, Cm 13.2-135, Cm 14.2-135, Cm 15, Cm 13.2-136, Cm 14.2-136, Cm 15, Cm 13.2-137, Cm 14.2-137, Cm 15, Cm 13.2-138, Cm 14.2-138, Cm 15, Cm 13.2-139, Cm 14.2-139, Cm 15, Cm 13.2-140, Cm 14.2-140, Cm 15, Cm 13.2-141, Cm 14.2-141, Cm 15, Cm 13.2-142, Cm 14.2-142, Cm 15, Cm 13.2-143, Cm 14.2-143, Cm 15, Cm 13.2-144, Cm 14.2-144, Cm 15, Cm 13.2-145, Cm 14.2-145, Cm 15, Cm 13.2-146, Cm 14.2-146, Cm 15, Cm 13.2-147, Cm 14.2-147, Cm 15, Cm 13.2-148, Cm 14.2-148, Cm 15, Cm 13.2-149, Cm 14.2-149, Cm 15, Cm 13.2-150, Cm 14.2-150, Cm 15, Cm 13.2-151, Cm 14.2-


ДАННЫЙ ЛИСТ ЯВЛЯЕТСЯ
ИСПОЛНИТЕЛЬНОЙ ДОКУМЕНТАЦИЕЙ
ПРОИЗВОДИТЕЛЬ РАБОТ СТОКАРЕВ М. В.
« 16 » 11 20 18 года

						г. Санкт-Петербург, территория предприятия «Ручьи», участок 116. Участок 116 (39 по ППТ).		
Изм.	Кол.уч.	Лист	N док	Подп.	Дата	Стадия	Лист	Листов
Проверил	Токарев			05.18	05.18	Р(и)	2	20
Разработал	Исаев			05.18	05.18			
Н. контроль				05.18	05.18	План 4 этажа. Водопровод.		
						ЛСР. Строительство СЗ		

						г. Санкт-Петербург, территория предприятия «Ручьи», участок 116. Участок 116 (39 по ППТ).			
Изм.	Кол.уч.	Лист	N док.	Подп.	Дата		Стадия	Лист	Листов
					05.18	Многоквартирный дом со встроенно-пристроенными объектами бытового обслуживания N39.1			
Проверил	Токарев				07.18		Р(И)	3	20
Разработал	Исаев				07.18				
Н.контр.					18	План 5 этажа. Водопровод.	ЛСР. Строительство СЗ		

Примечание: Охранная зона от оси трубы 100 мм в обе стороны.

						г. Санкт-Петербург, территория предприятия «Ручьи», участок 116. Участок 116 (39 по ППТ).			
Изм.	Колуч.	Лист	N док.	Подп.	Дата				
					05.18	Многоквартирный дом со встроенно-пристроенными объектами бытового обслуживания N39.1	Стадия	Лист	Листов
Проверил	Токарев				07.18		Р(И)	5	20
Разработал	Целев				07.18	План 7 этажа. Водопровод.	ЛСР Строительство СЗ		
Н. контроль					.18				

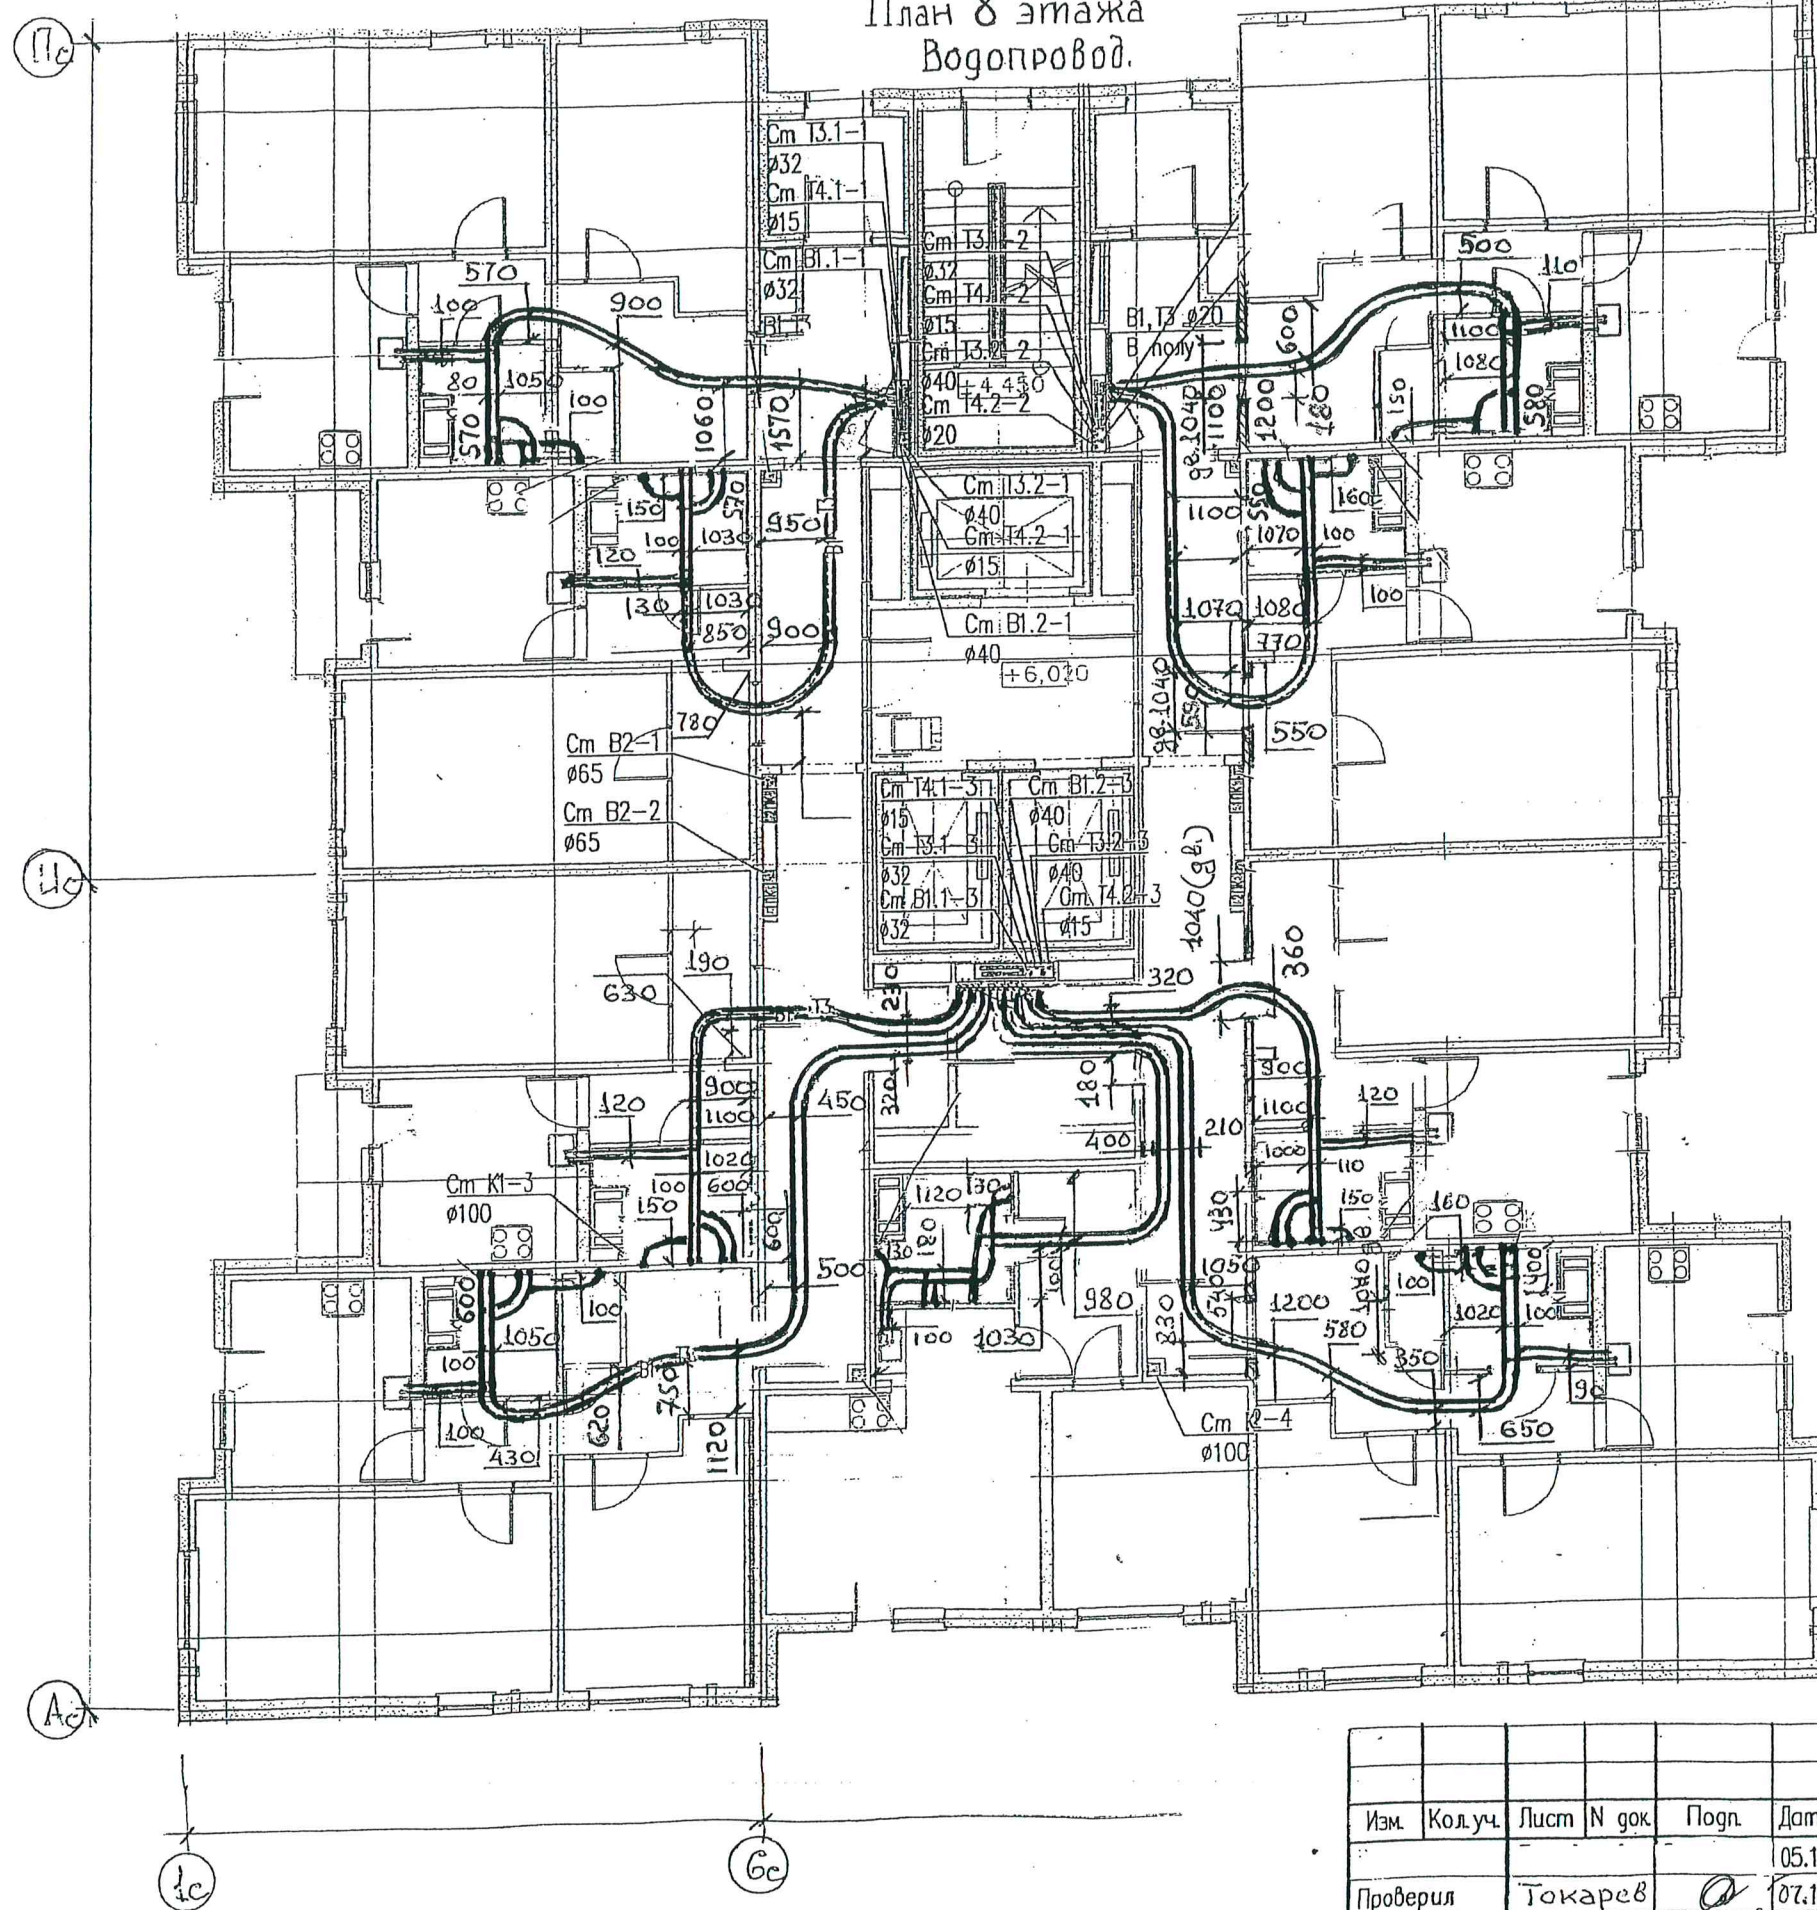


ЛЯШЕВ С. М.

« 16 » 11 20 18 года

Примечание: Охранная зона от оси трубы 100 мм в обе стороны.

						г. Санкт-Петербург, территория предприятия «Ручьи», участок 116. Участок 116 (39 по ППТ).			
Изм.	Кол.уч.	Лист	N док	Подп.	Дата		Стадия	Лист	Листов
					05.18	Многоквартирный дом со встроенно-пристроенными объектами бытового обслуживания №39.1	Р(И)	6	20
Проверил		Токарев		<i>а</i>	07.18				
Разработал		Исаев		<i>Исаев</i>	07.18				
И контроль					.18	План 8 этажа. Водопровод.	ЛСР Строительство СЗ		

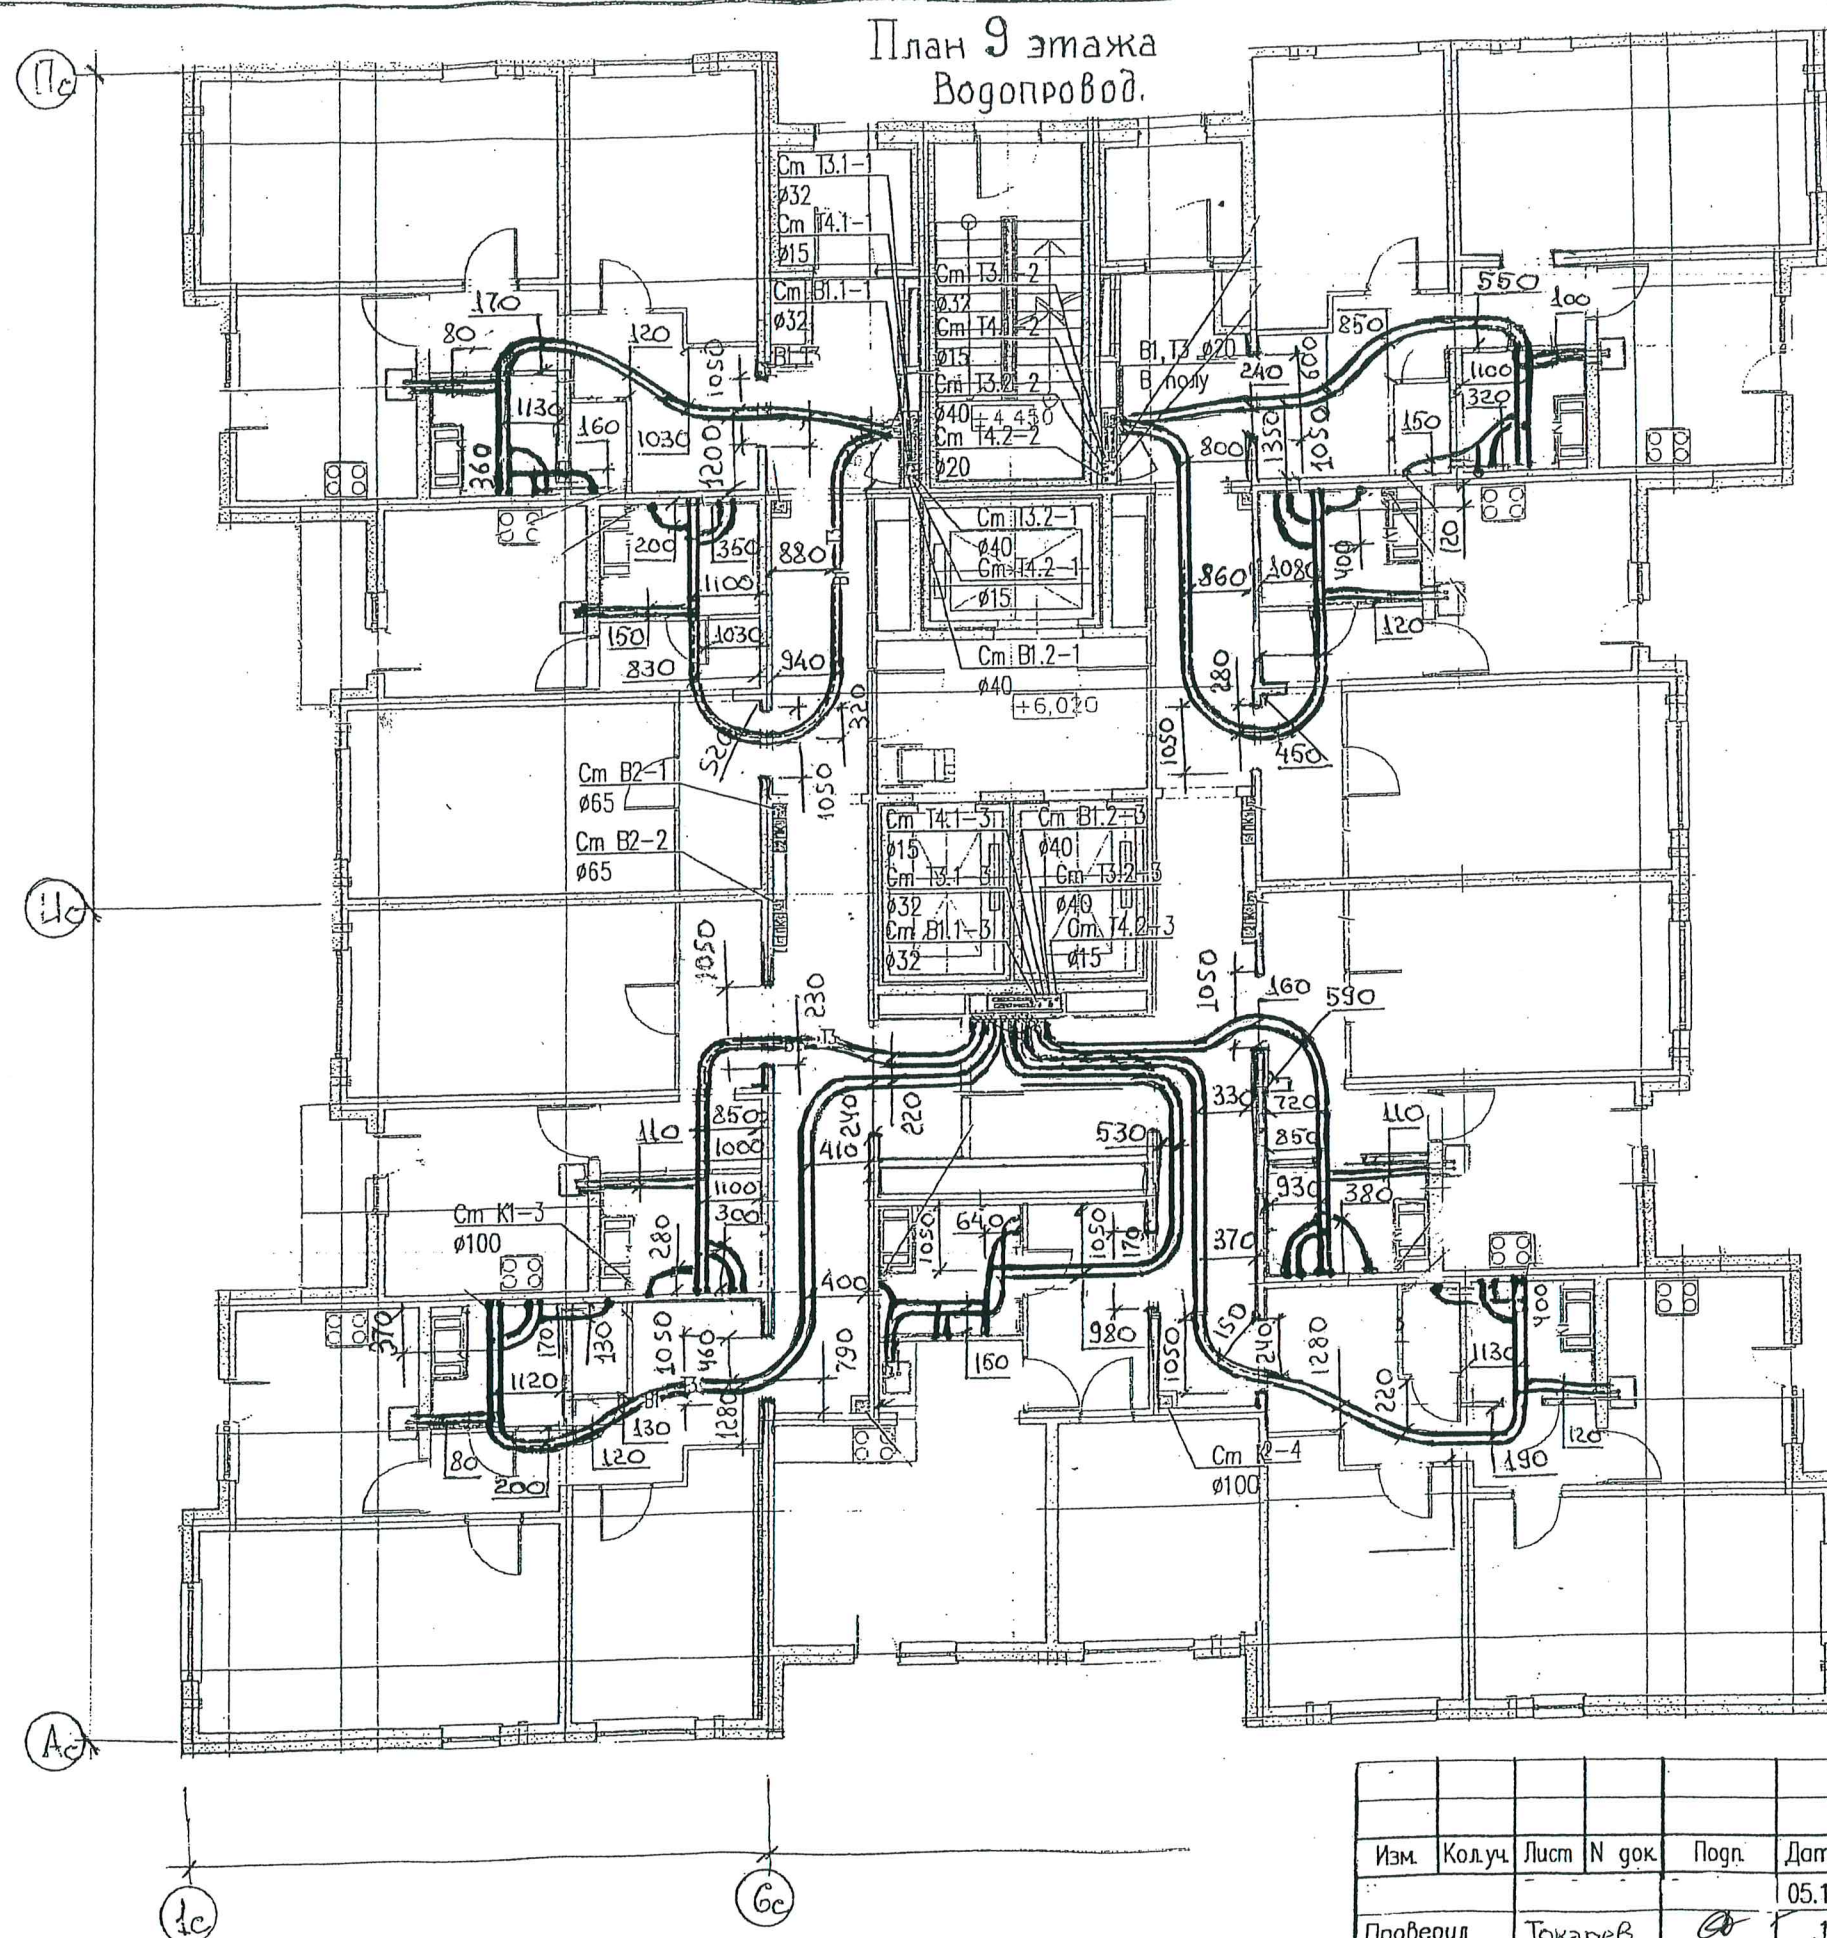


КОПИЯ ВЕРНА
НАЧАЛЬНИК УЧАСТКА №3 СМУ-3
ЛЯШЕВ С.М.

ДАННЫЙ ЛИСТ ЯВЛЯЕТСЯ
ИСПОЛНИТЕЛЬНОЙ ДОКУМЕНТАЦИЕЙ
ПРОИЗВОДИТЕЛЬ РАБОТ. *ТОКАРЕВ* М.В.
«18» 11 2018 года

Примечание: Охранная зона от оси трубы 100 мм в обе стороны.

						г. Санкт-Петербург, территория предприятия «Ручьи», участок 116. Участок 116 (39 по ППТ).			
Изм.	Колуч.	Лист	N док.	Подп.	Дата	Стадия	Лист	Листов	
					05.18	Многоквартирный дом со встроенно-пристроенными объектами бытового обслуживания №39.1	Р(И)	7	20
Проверил	Токарев				.18				
Разработал	Исаев				.18				
Н. контроль					.18	План 9 этажа. Водопровод.	ЛСР. Строительство СЗ		

План 10 этажа
Водопровод.

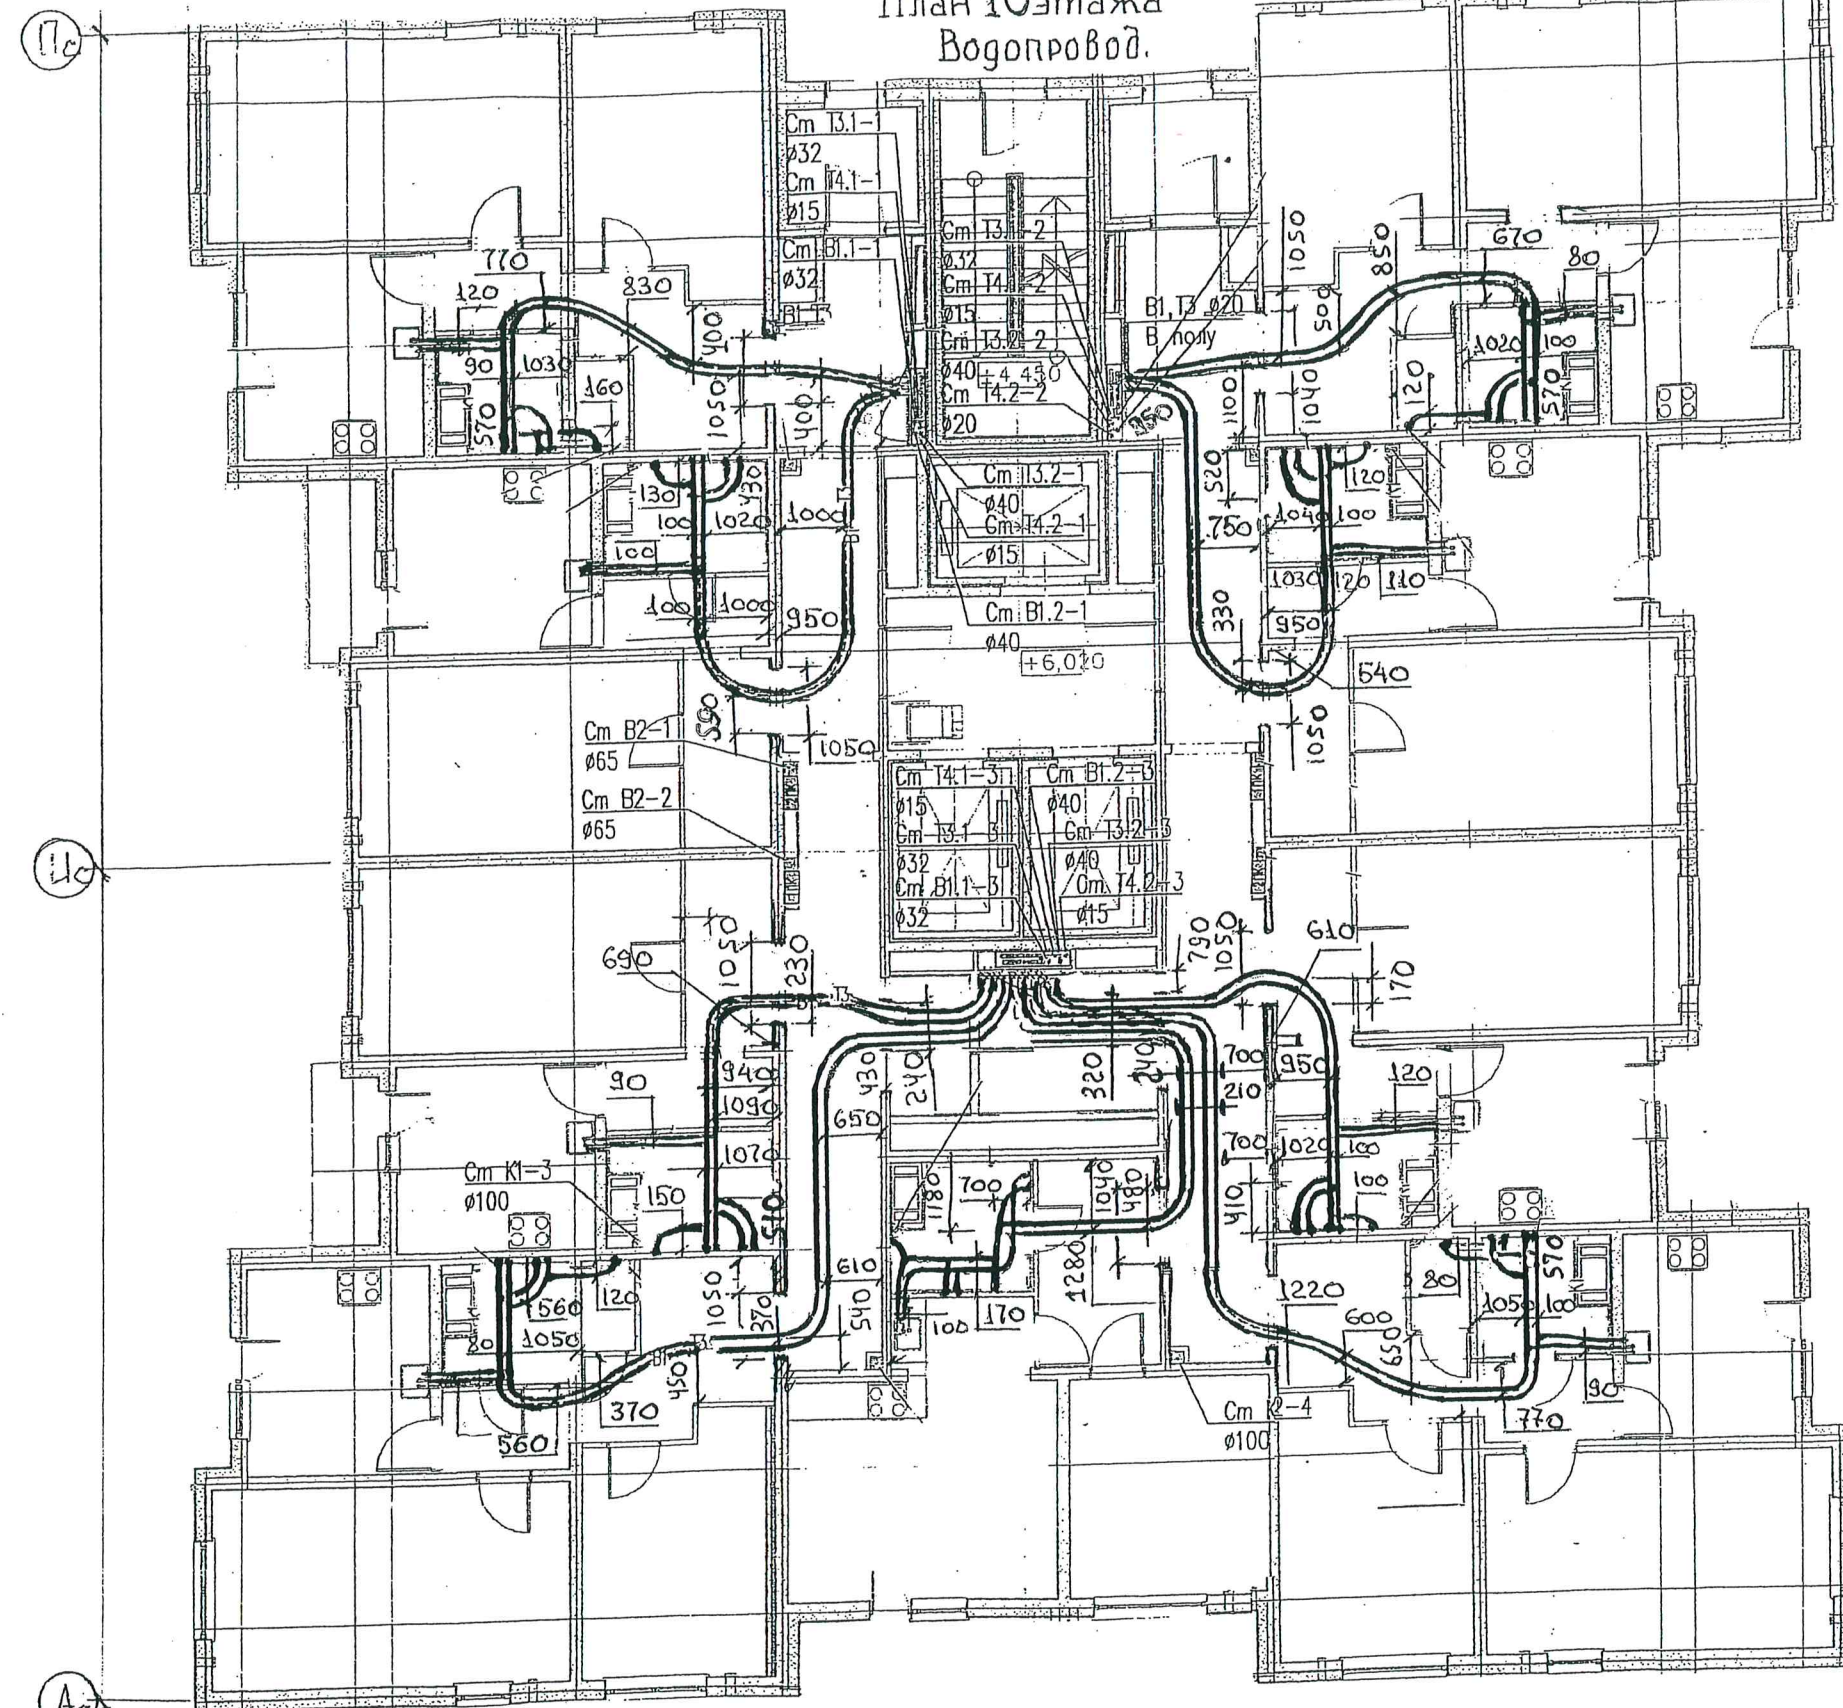


КОПИЯ ВЕРНА
НАЧАЛЬНИК УЧАСТКА №3 СМУ-3
Ляшев С.М. ЛЯШЕВ С.М.

ДАННЫЙ ЛИСТ ЯВЛЯЕТСЯ
ИСПОЛНИТЕЛЬНОЙ ДОКУМЕНТАЦИЕЙ
ПРОИЗВОДИТЕЛЬ РАБОТ *А. Токарев* М.В.
«18» 11 2018 года

Примечание: Охранная зона от оси трубы 100 мм в обе стороны.


						г. Санкт-Петербург, территория предприятия «Ручьи», участок 116. Участок 116 (39 по ППТ).				
Изм.	Кол.уч.	Лист	N док.	Подп.	Дата	Многоквартирный дом со встроенно-пристроенными объектами бытового обслуживания N39.1		Стадия	Лист	Листов
Проверил	Токарев			<i>А. Токарев</i>	05.18			Р(и)	8	20
Разработал	Цаев			<i>В. Цаев</i>	07.18					
Н. контроль					18	План 10 этажа. Водопровод.		ЛСР Строительство СЗ		

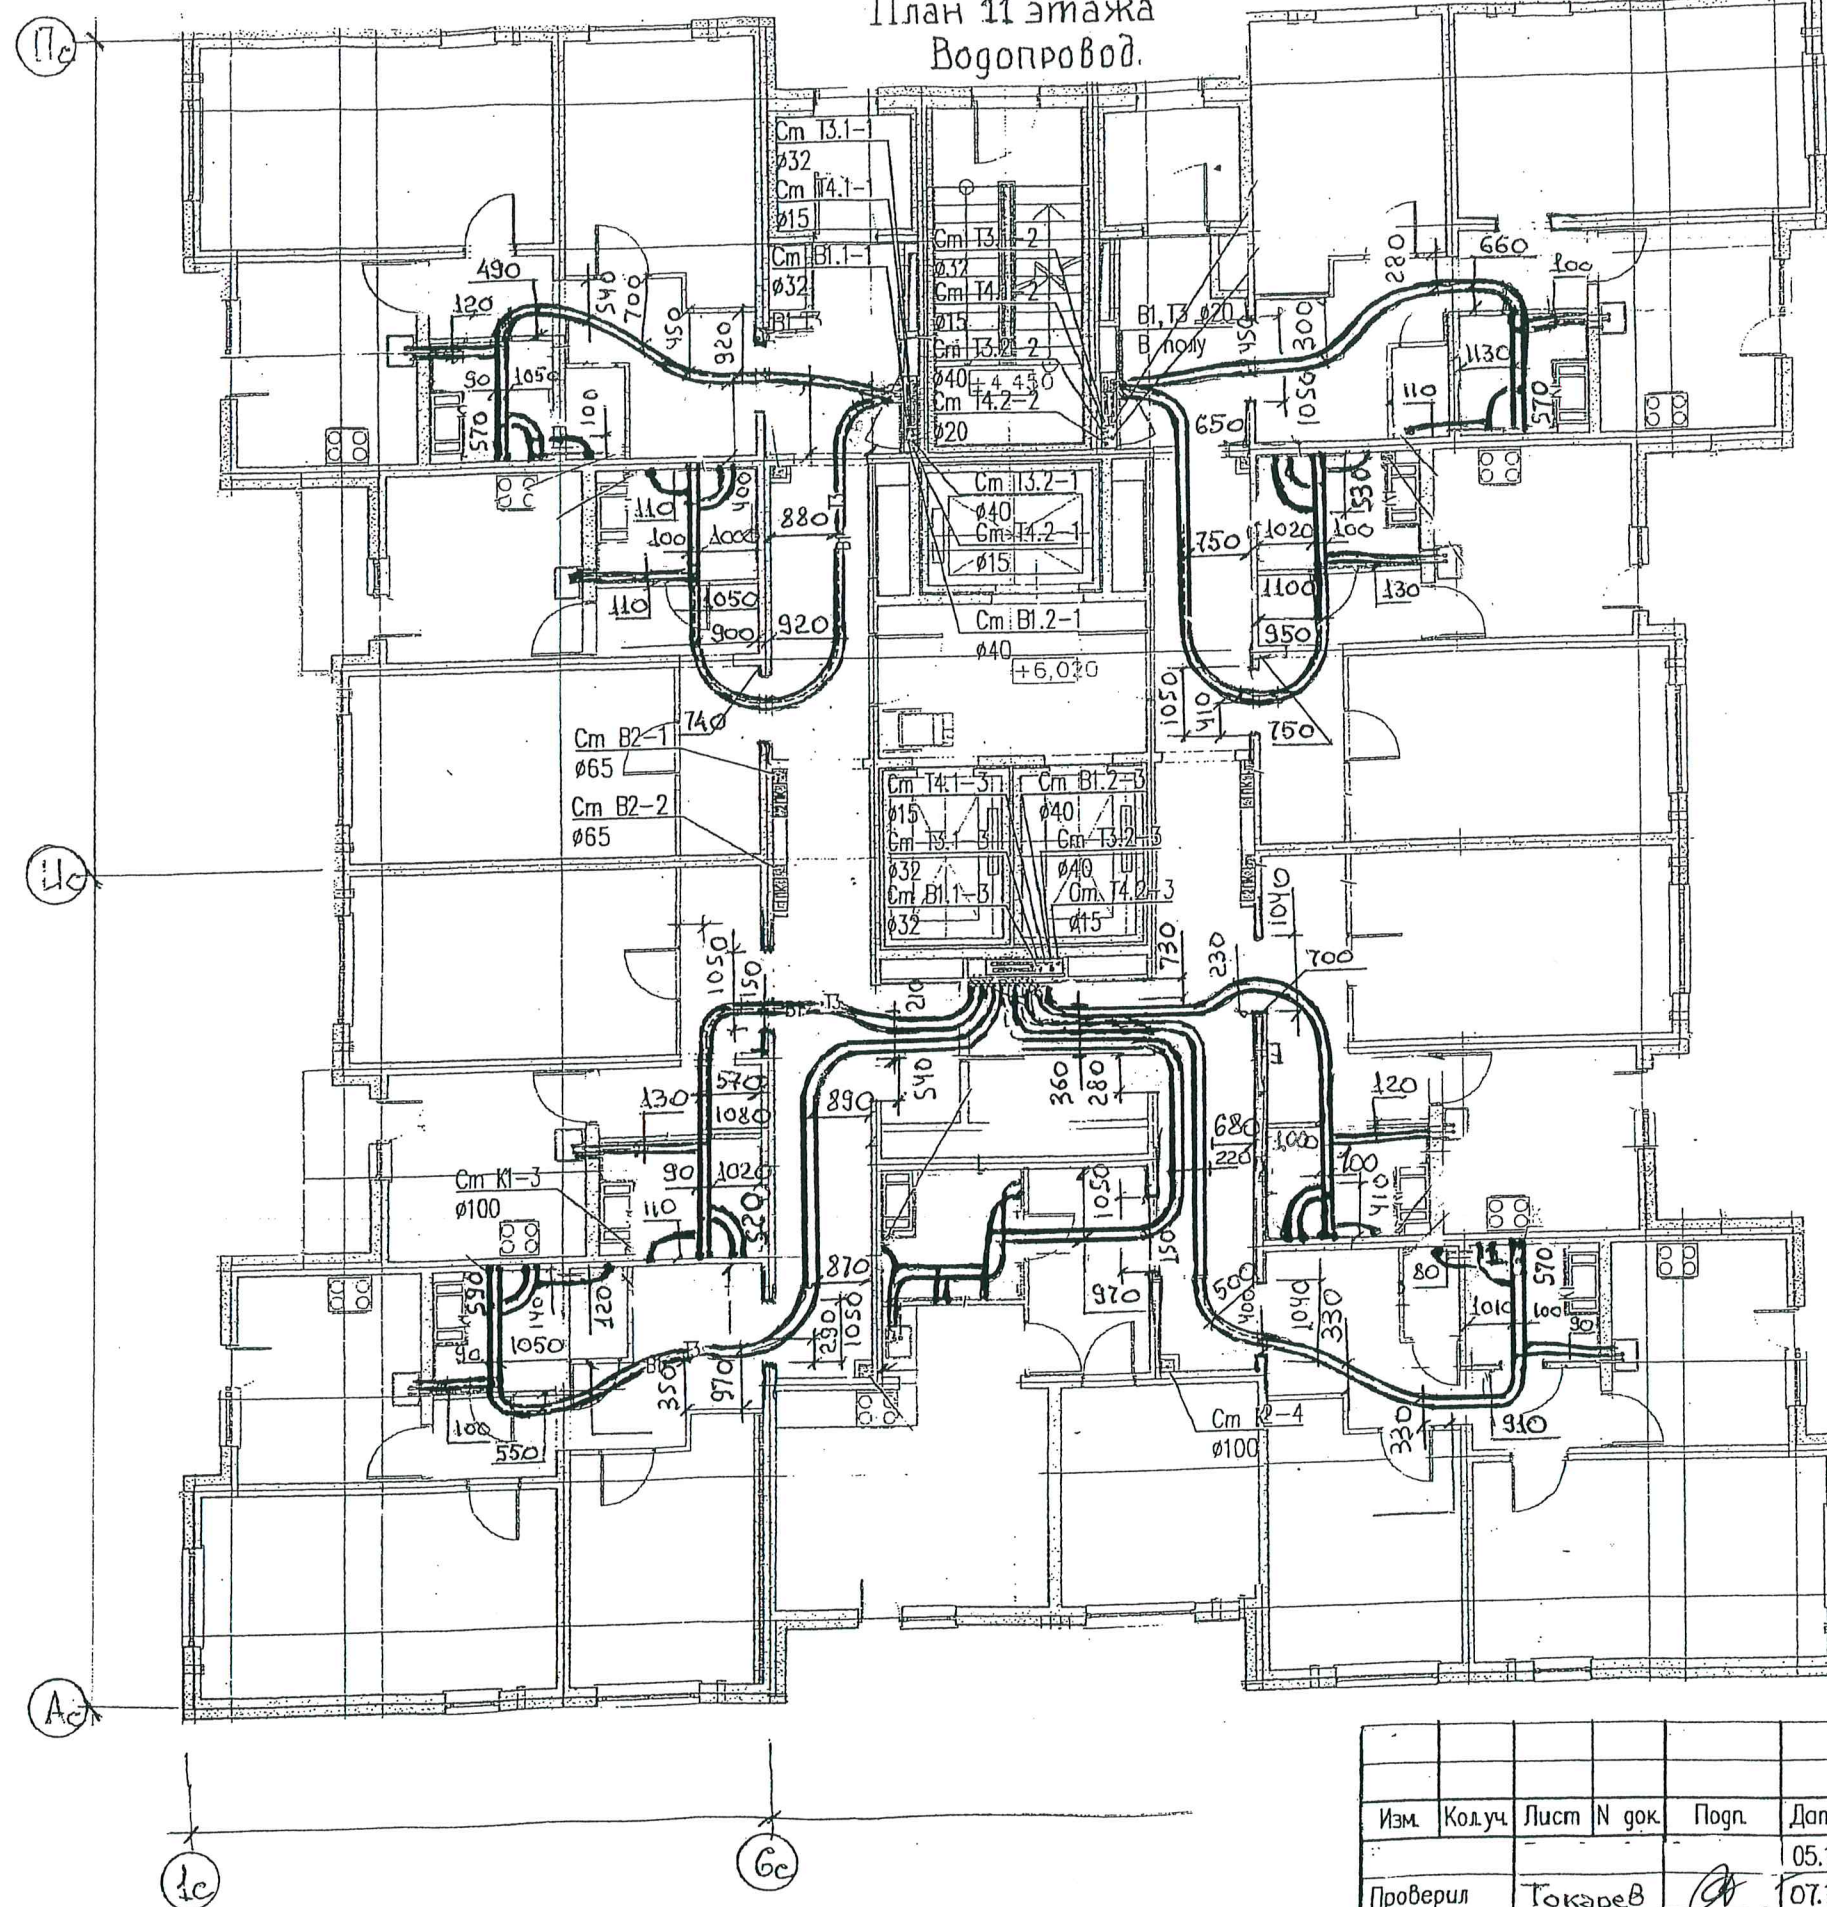

ЛЯШЕВ С.М.

«10» 11 2018 года


						г. Санкт-Петербург, территория предприятия «Ручьи», участок 116. Участок 116 (39 по ППТ).			
Изм.	Кол.уч.	Лист	N док.	Подп.	Дата	Многоквартирный дом со встроенно-пристроенными объектами бытового обслуживания N39.1	Стадия	Лист	Листов
Проверил		Токарев		<i>А</i>	05.18	План 11 этажа. Водопровод.	Р(и)	9	20
Разработал		Исаев		<i>Исаев</i>	07.18				
Н.к. контроль					07.18	ЛСР Строительство СЗ			

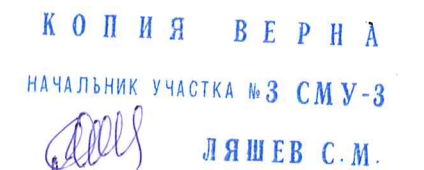[illegible]

Примечание: Охранная зона от оси трубы 100 мм в обе стороны.

						г Санкт-Петербург, территория предприятия «Ручьи», участок 116. Участок 116 (39 по ППТ).			
Изм.	Кол.уч.	Лист	N док.	Подп.	Дата		Стадия	Лист	Листов
Проверил		Токарев	А		05.18	Многоквартирный дом со встроенно-пристроенными объектами бытового обслуживания N39.1	Р(и)	10	20
Разработал		Исаев	Исаев		08.18				
Н.контр.оль					18	План 12 этажа. Водопровод.	ЛСР Строительство СЗ		

План 13 этажа
Водопровод.

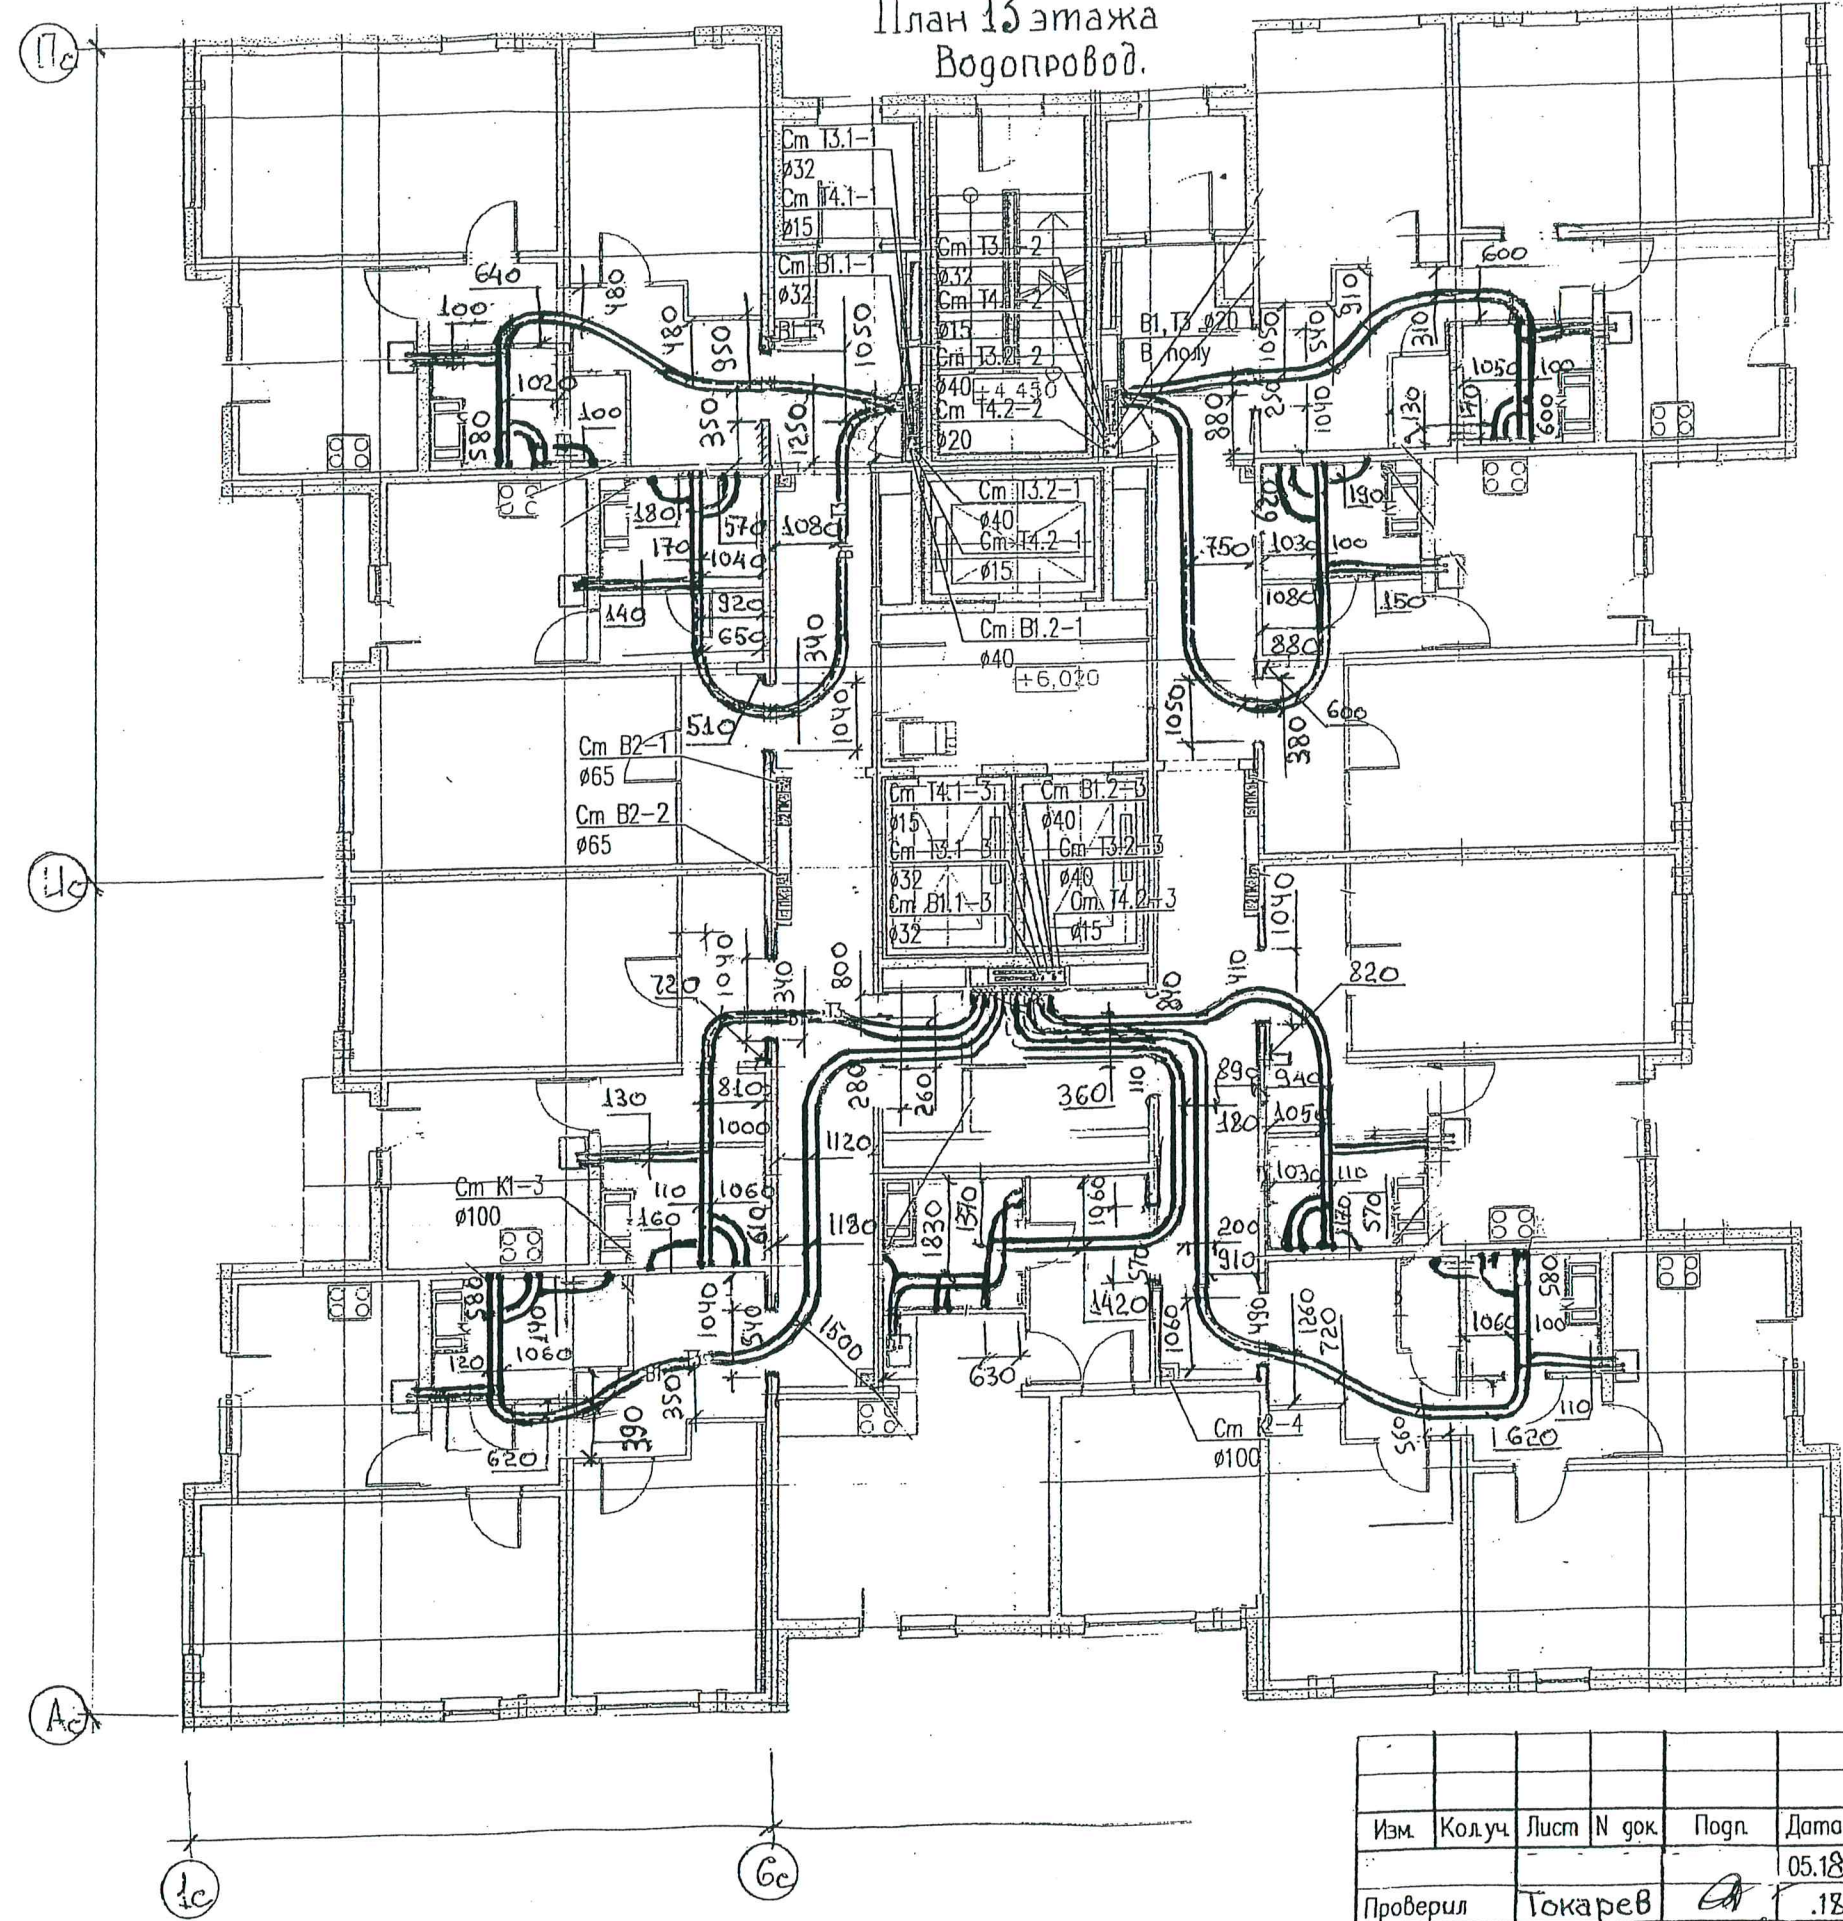

КОПИЯ ВЕРНА
НАЧАЛЬНИК УЧАСТКА №3 СМУ-3
ЛЯШЕВ С.М.

ДАННЫЙ ЛИСТ ЯВЛЯЕТСЯ
ИСПОЛНИТЕЛЬНОЙ ДОКУМЕНТАЦИЕЙ
ПРОИЗВОДИТЕЛЬ РАБОТ ТОКАРЕВ М.В.
«16» 11 2018 года

Примечание: Охранная зона от оси трубы 100 мм в обе стороны.

г. Санкт-Петербург, территория предприятия «Ручьи», участок 116. Участок 116 (39 по ППТ).						Многоквартирный дом со встроенно-пристроенными объектами бытового обслуживания №39.1			Стадия	Лист	Листов
Изм.	Кол.уч.	Лист	N док.	Подп.	Дата	План 13 этажа. Водопровод.	ЛСР. Строительство СЗ		Р(И)	11	20
Проверил	Токарев				05.18						
Разработал	Ляшев				18						
Н. контроль											


План 14 этажа
Водопровод.

ЛЯШЕВ С.М.

ДАННЫЙ ЛИСТ ЯВЛЯЕТСЯ
ИСПОЛНИТЕЛЬНОЙ ДОКУМЕНТАЦИЕЙ
ПРОИЗВОДИТЕЛЬ РАБОТ ТОКАРЕВ М. В.
« 16 » 11 20 18 года

						г. Санкт-Петербург, территория предприятия «Ручьи», участок 116.			
						Участок 116 (39 по ППТ).			
Изм.	Кол.уч.	Лист	N док.	Подп.	Дата	Многоквартирный дом со встроенно-пристроенными объектами бытового обслуживания №39.1	Стадия	Лист	Листов
Проверил		Токарев		<i>Г</i>	05.18		Р(И)	12	20
Разработал		Исаев		<i>Исаев</i>	08.18				
Н.контр.						План 14 этажа. Водопровод.	ЛЕР. Строительство 13		

План 15 этажа
Водопровод.

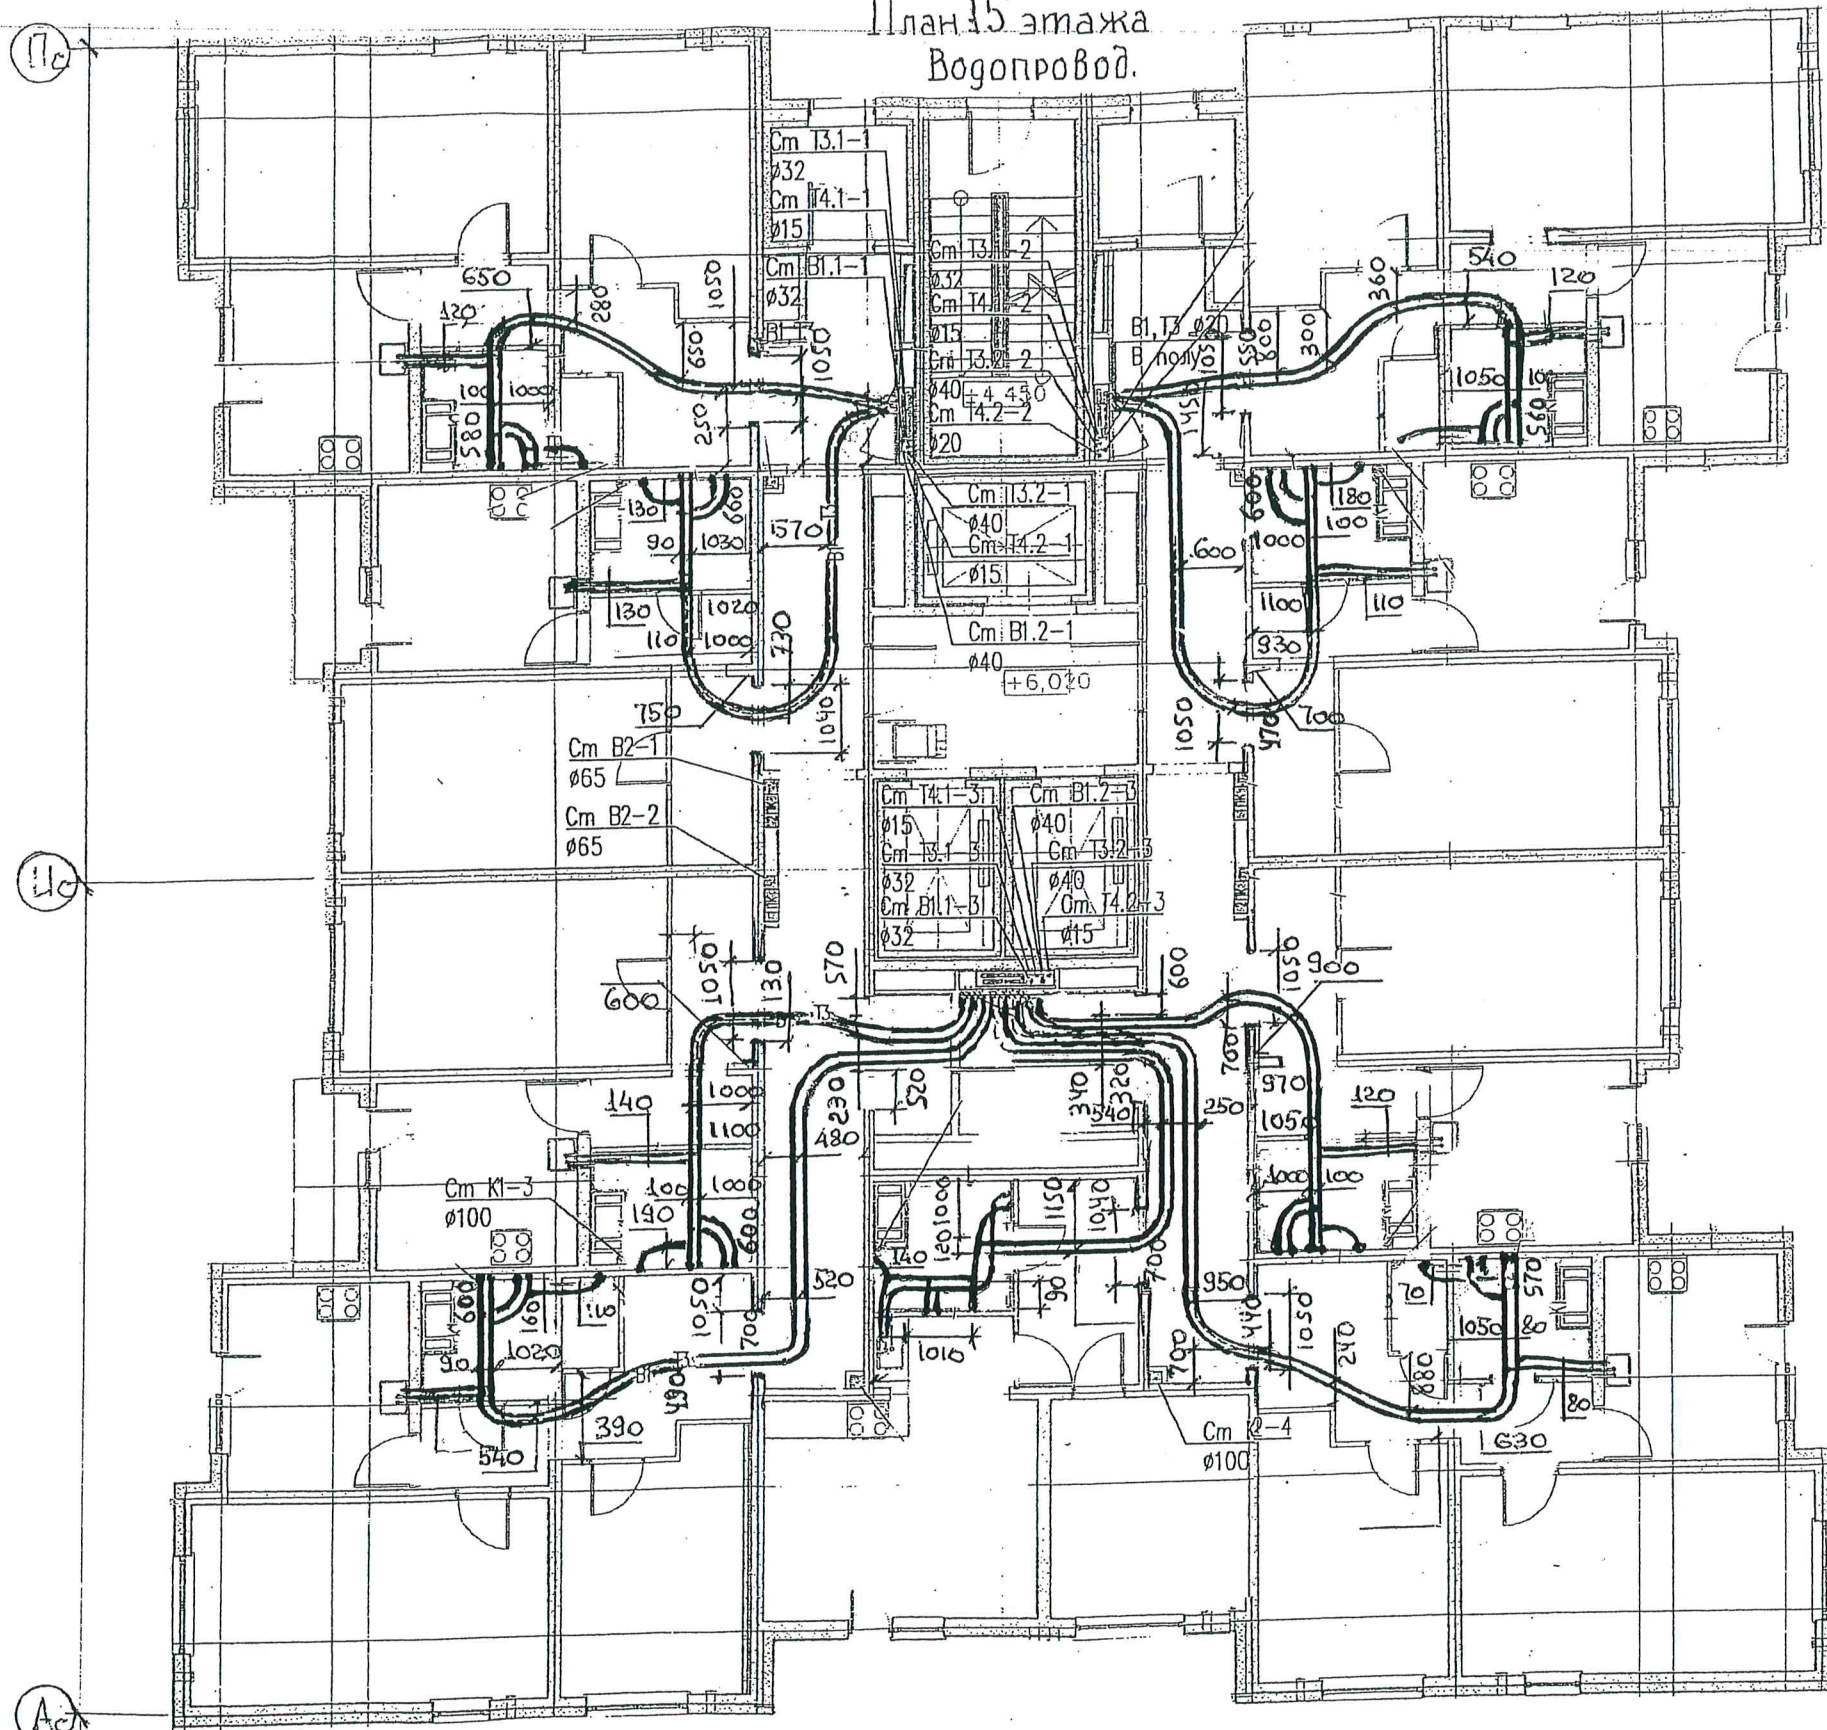


КОПИЯ ВЕРНА
НАЧАЛЬНИК УЧАСТКА №3 СМУ-3
Ляшев С.М. ЛЯШЕВ С.М.

ДАННЫЙ ЛИСТ ЯВЛЯЕТСЯ
ИСПОЛНИТЕЛЬНОЙ ДОКУМЕНТАЦИЕЙ
ПРОИЗВОДИТЕЛЬ РАБОТ *Токарев М.В.*
«16» 11 2018 года

Примечание: Охранная зона от оси трубы 100 мм в обе стороны.

г. Санкт-Петербург, территория предприятия «Ручьи», участок 116. Участок 116 (39 по ППТ).						Многоквартирный дом со встроенно-пристроенными объектами бытового обслуживания №39.1			Стадия	Лист	Листов
Изм.	Кол.уч.	Лист	N док.	Подп.	Дата	План 15 этажа. Водопровод.	ЛСР. Строительство СЗ		Р(И)	13	20
Проверил	Токарев				05.18						
Разработал	Исаев				08.18						
Н. контроль					18						

План 16 этажа
Водопровод.

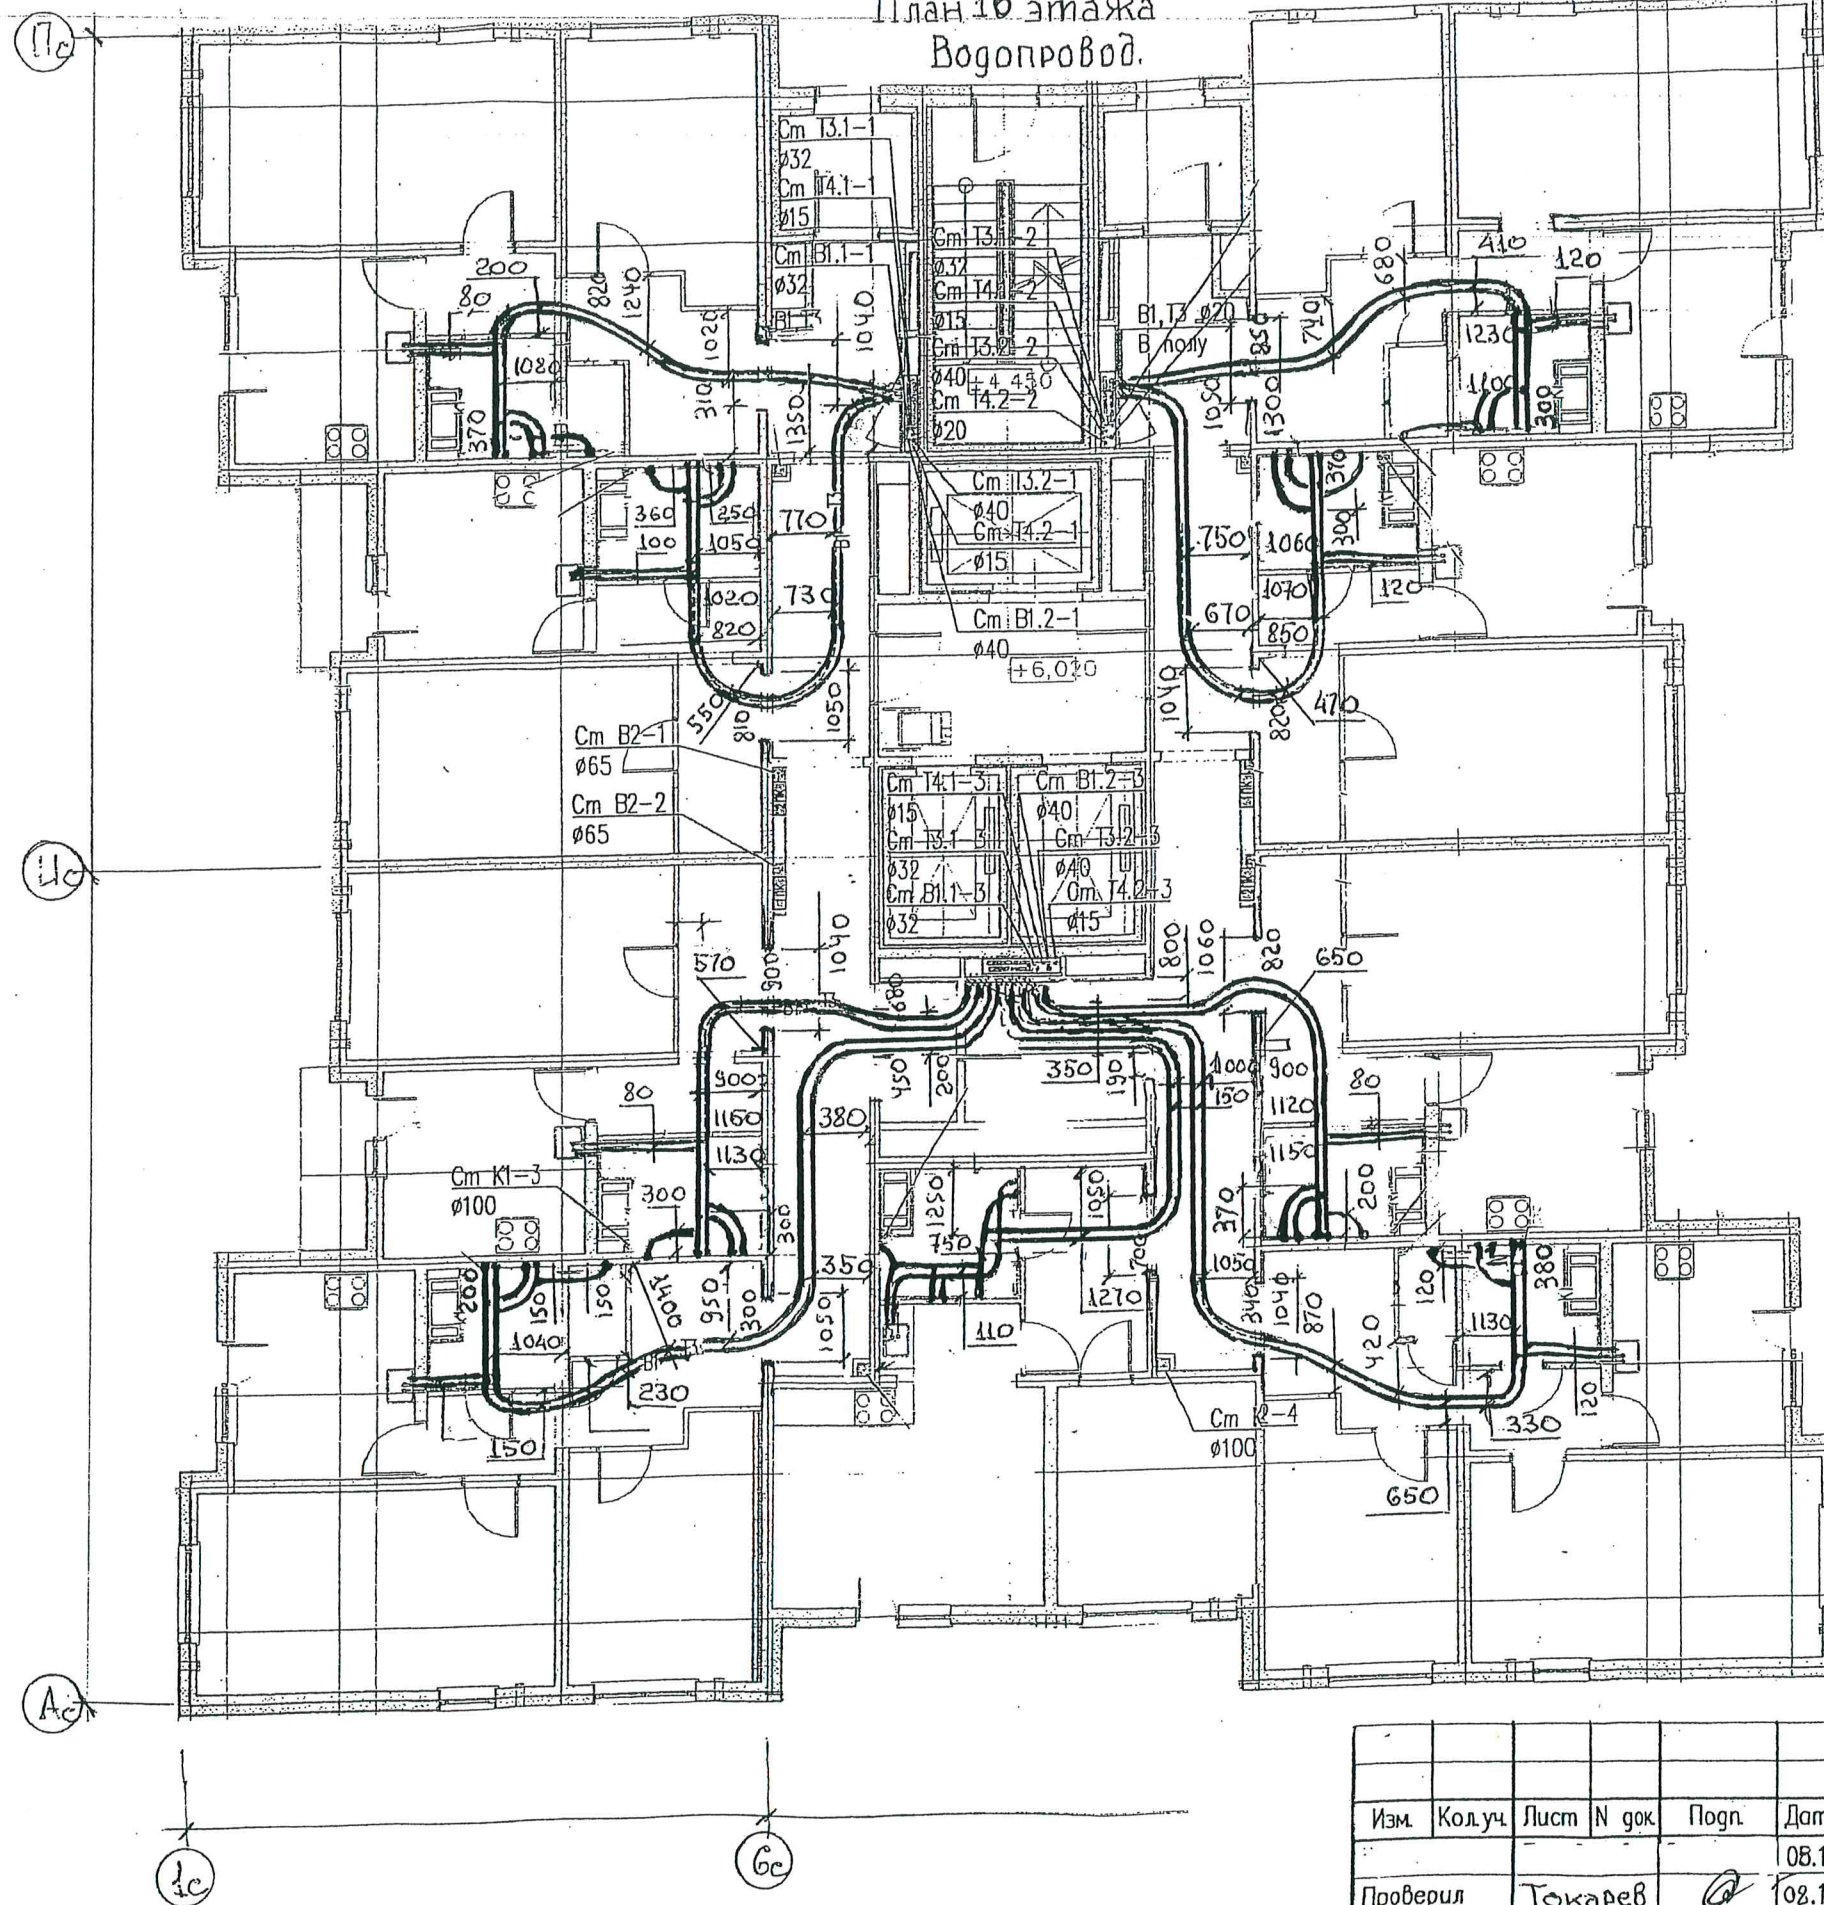

КОПИЯ ВЕРНА

НАЧАЛЬНИК УЧАСТКА №3 СМУ-3

Ляшев С.М. ЛЯШЕВ С.М.

ДАННЫЙ ЛИСТ ЯВЛЯЕТСЯ
ИСПОЛНИТЕЛЬНОЙ ДОКУМЕНТАЦИЕЙ
ПРОИЗВОДИТЕЛЬ РАБОТ *Токарев М.В.*
«16» 11 2018 года

Примечание: Охранная зона от оси трубы 100 мм в обе стороны.

						г. Санкт-Петербург, территория предприятия «Ручьи», участок 116. Участок 116 (39 по ПП).		
Изм.	Кол.уч.	Лист	N док.	Подп.	Дата	Стадия	Лист	Листов
Проверил	Токарев				08.18	Р(И)	14	20
Разработал	Исаев				08.18			
Н.контр.					18	План 16 этажа. Водопровод.		ЛСР Строительство СЗ


[illegible]

Ляшев С.М.

« 16 » 11 20 18 года

						г. Санкт-Петербург, территория предприятия «Ручьи», участок 116. Участок 116 (39 по ППТ).			
Изм.	Кол.уч.	Лист	N док.	Подп.	Дата	Многоквартирный дом со встроенно-пристроенными объектами бытового обслуживания N39.1	Стадия	Лист	Листов
Проверил		Токарев		<i>Т</i>	05.18	План 17 этажа. Водопровод.	Р(и)	15	20
Разработал		Исаев		<i>И</i>	09.18				
Н. контроль					18				

План 18 этажа
Водопровод.

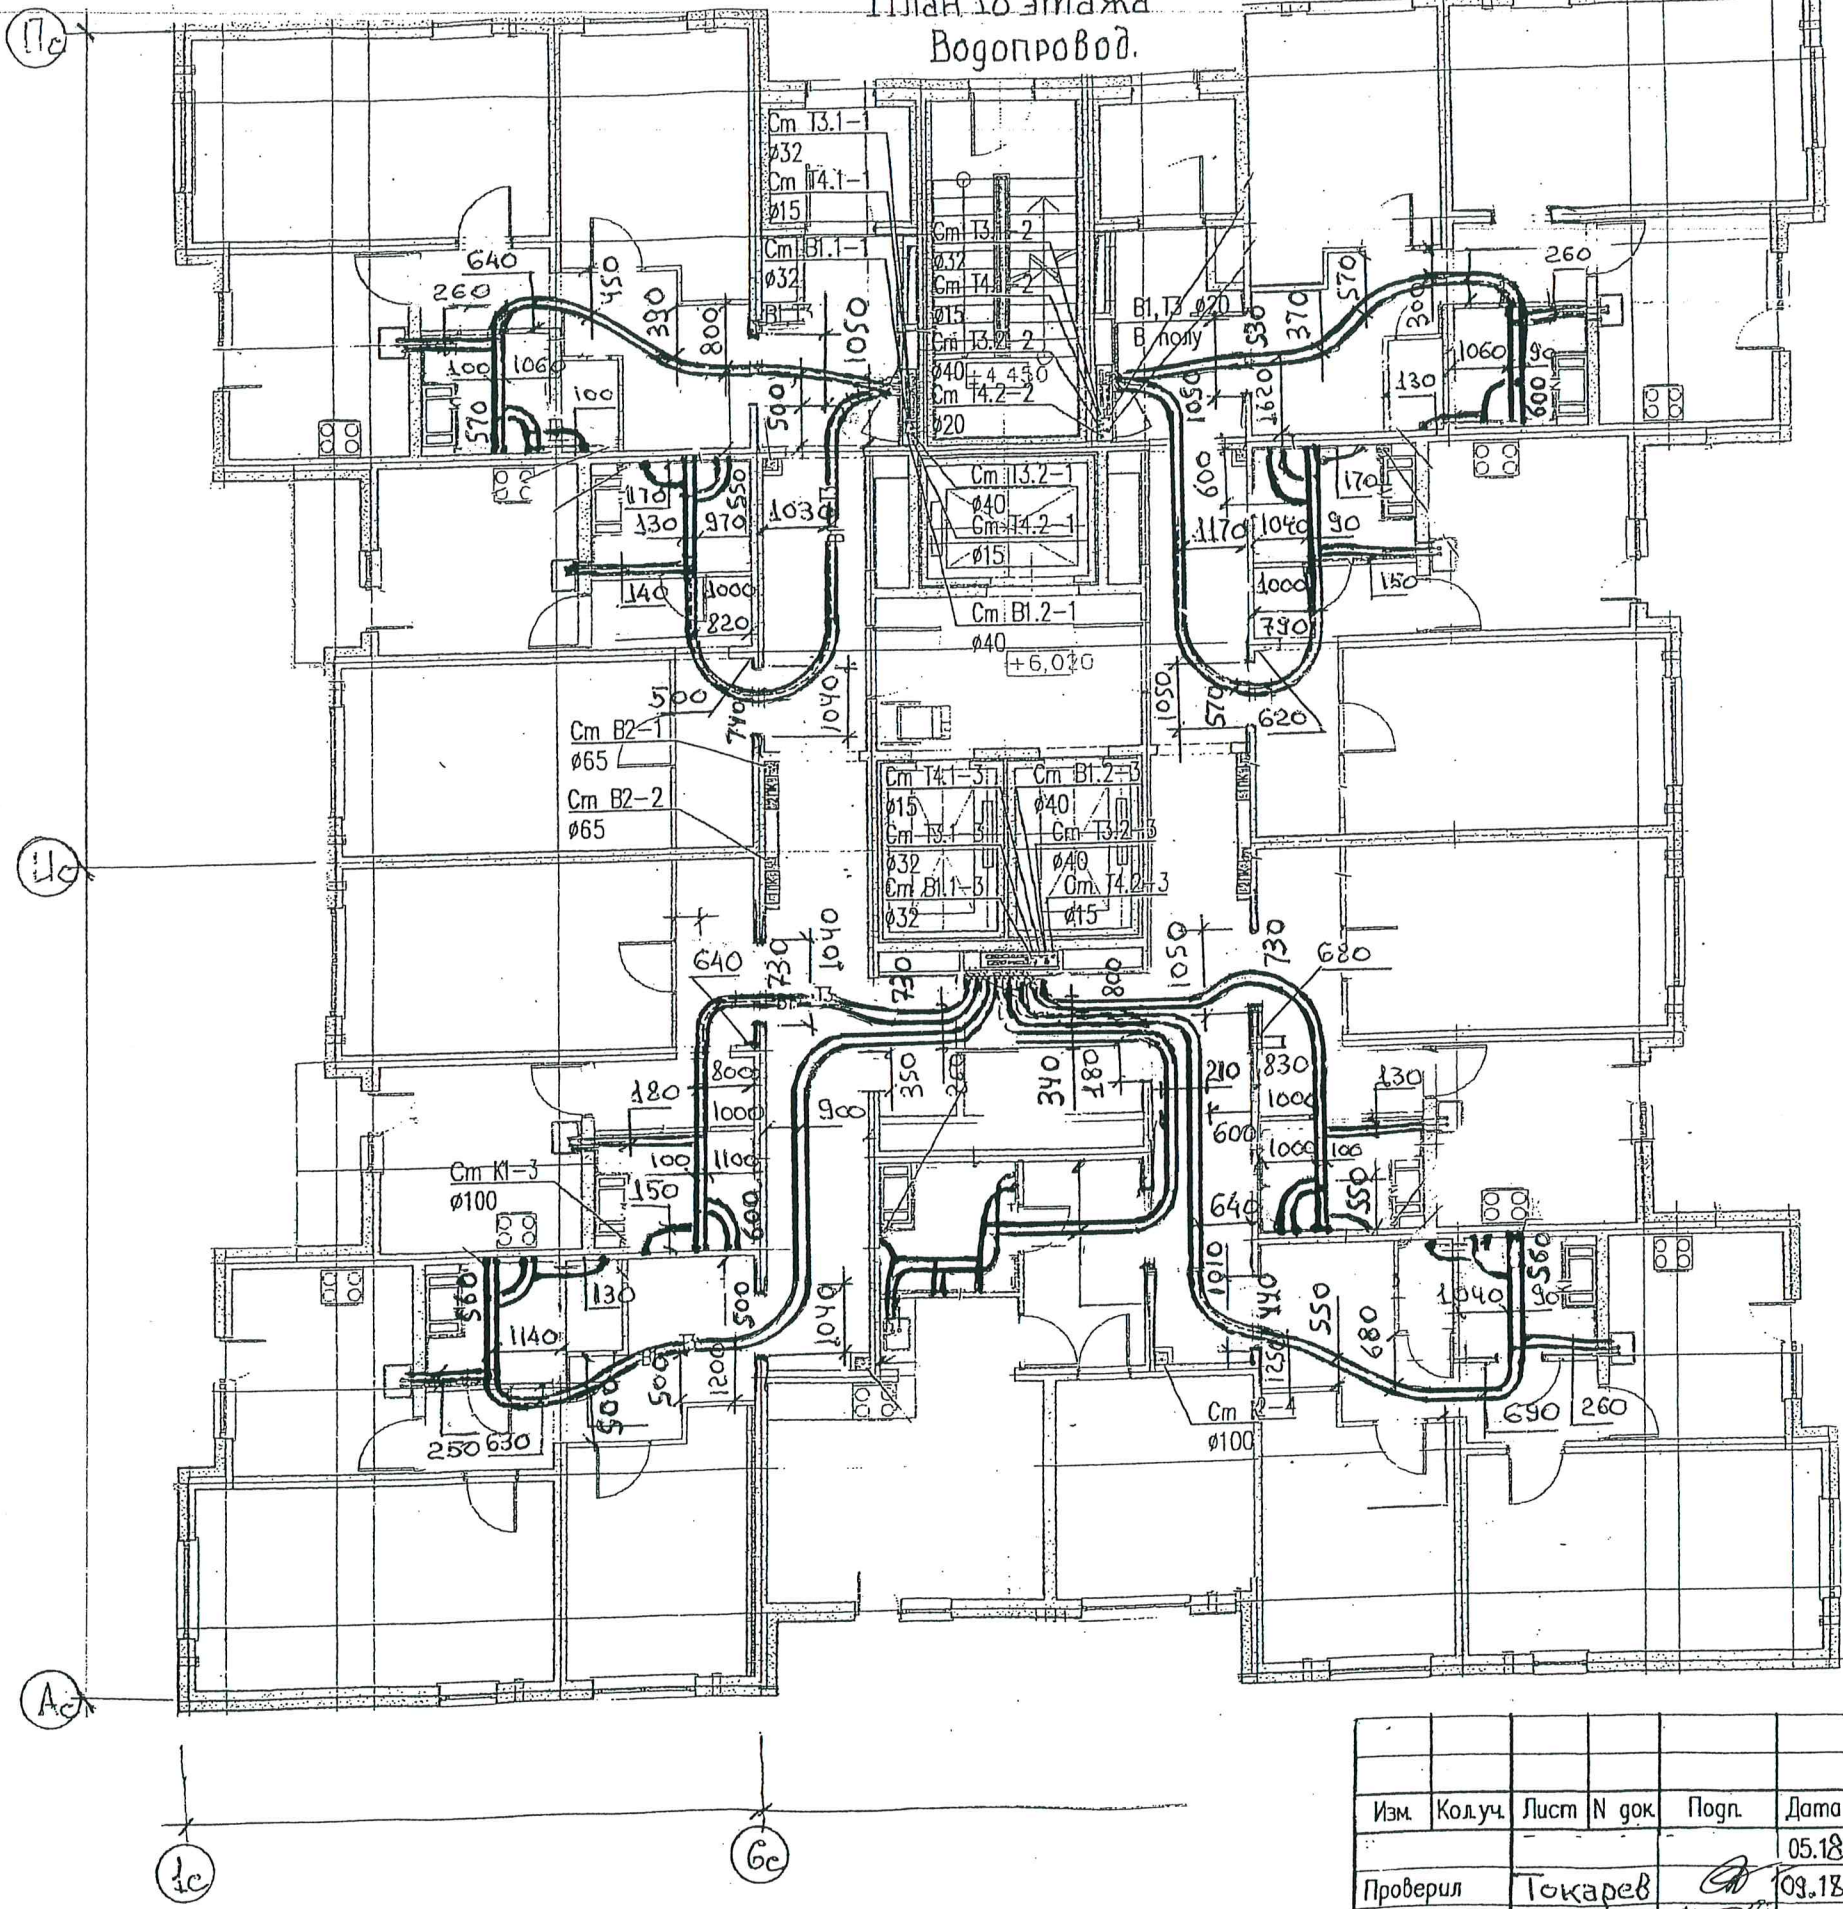


КОПИЯ ВЕРНА
НАЧАЛЬНИК УЧАСТКА №3 СМУ-3
ЛЯШЕВ С.М.

ДАННЫЙ ЛИСТ ЯВЛЯЕТСЯ
ИСПОЛНИТЕЛЬНОЙ ДОКУМЕНТАЦИЕЙ
ПРОИЗВОДИТЕЛЬ РАБОТ ТОКАРЕВ М.В.
«16» 11 2018 года

Примечание: Охранная зона от оси трубы 100 мм в обе стороны.

						г. Санкт-Петербург, территория предприятия «Ручьи», участок 116. Участок 116 (39 по ППТ).			
Изм.	Кол.уч.	Лист	N док.	Подп.	Дата	Многоквартирный дом со встроенно-пристроенными объектами бытового обслуживания №39.1	Стадия	Лист	Листов
Проверил	Токарев				05.18 09.18	План 18 этажа. Водопровод.	Р(и)	16	20
Разработал	Целев				09.18				
Н. контроль					18	ЛСР Строительство СЗ			

План 19 этажа
Водопровод.

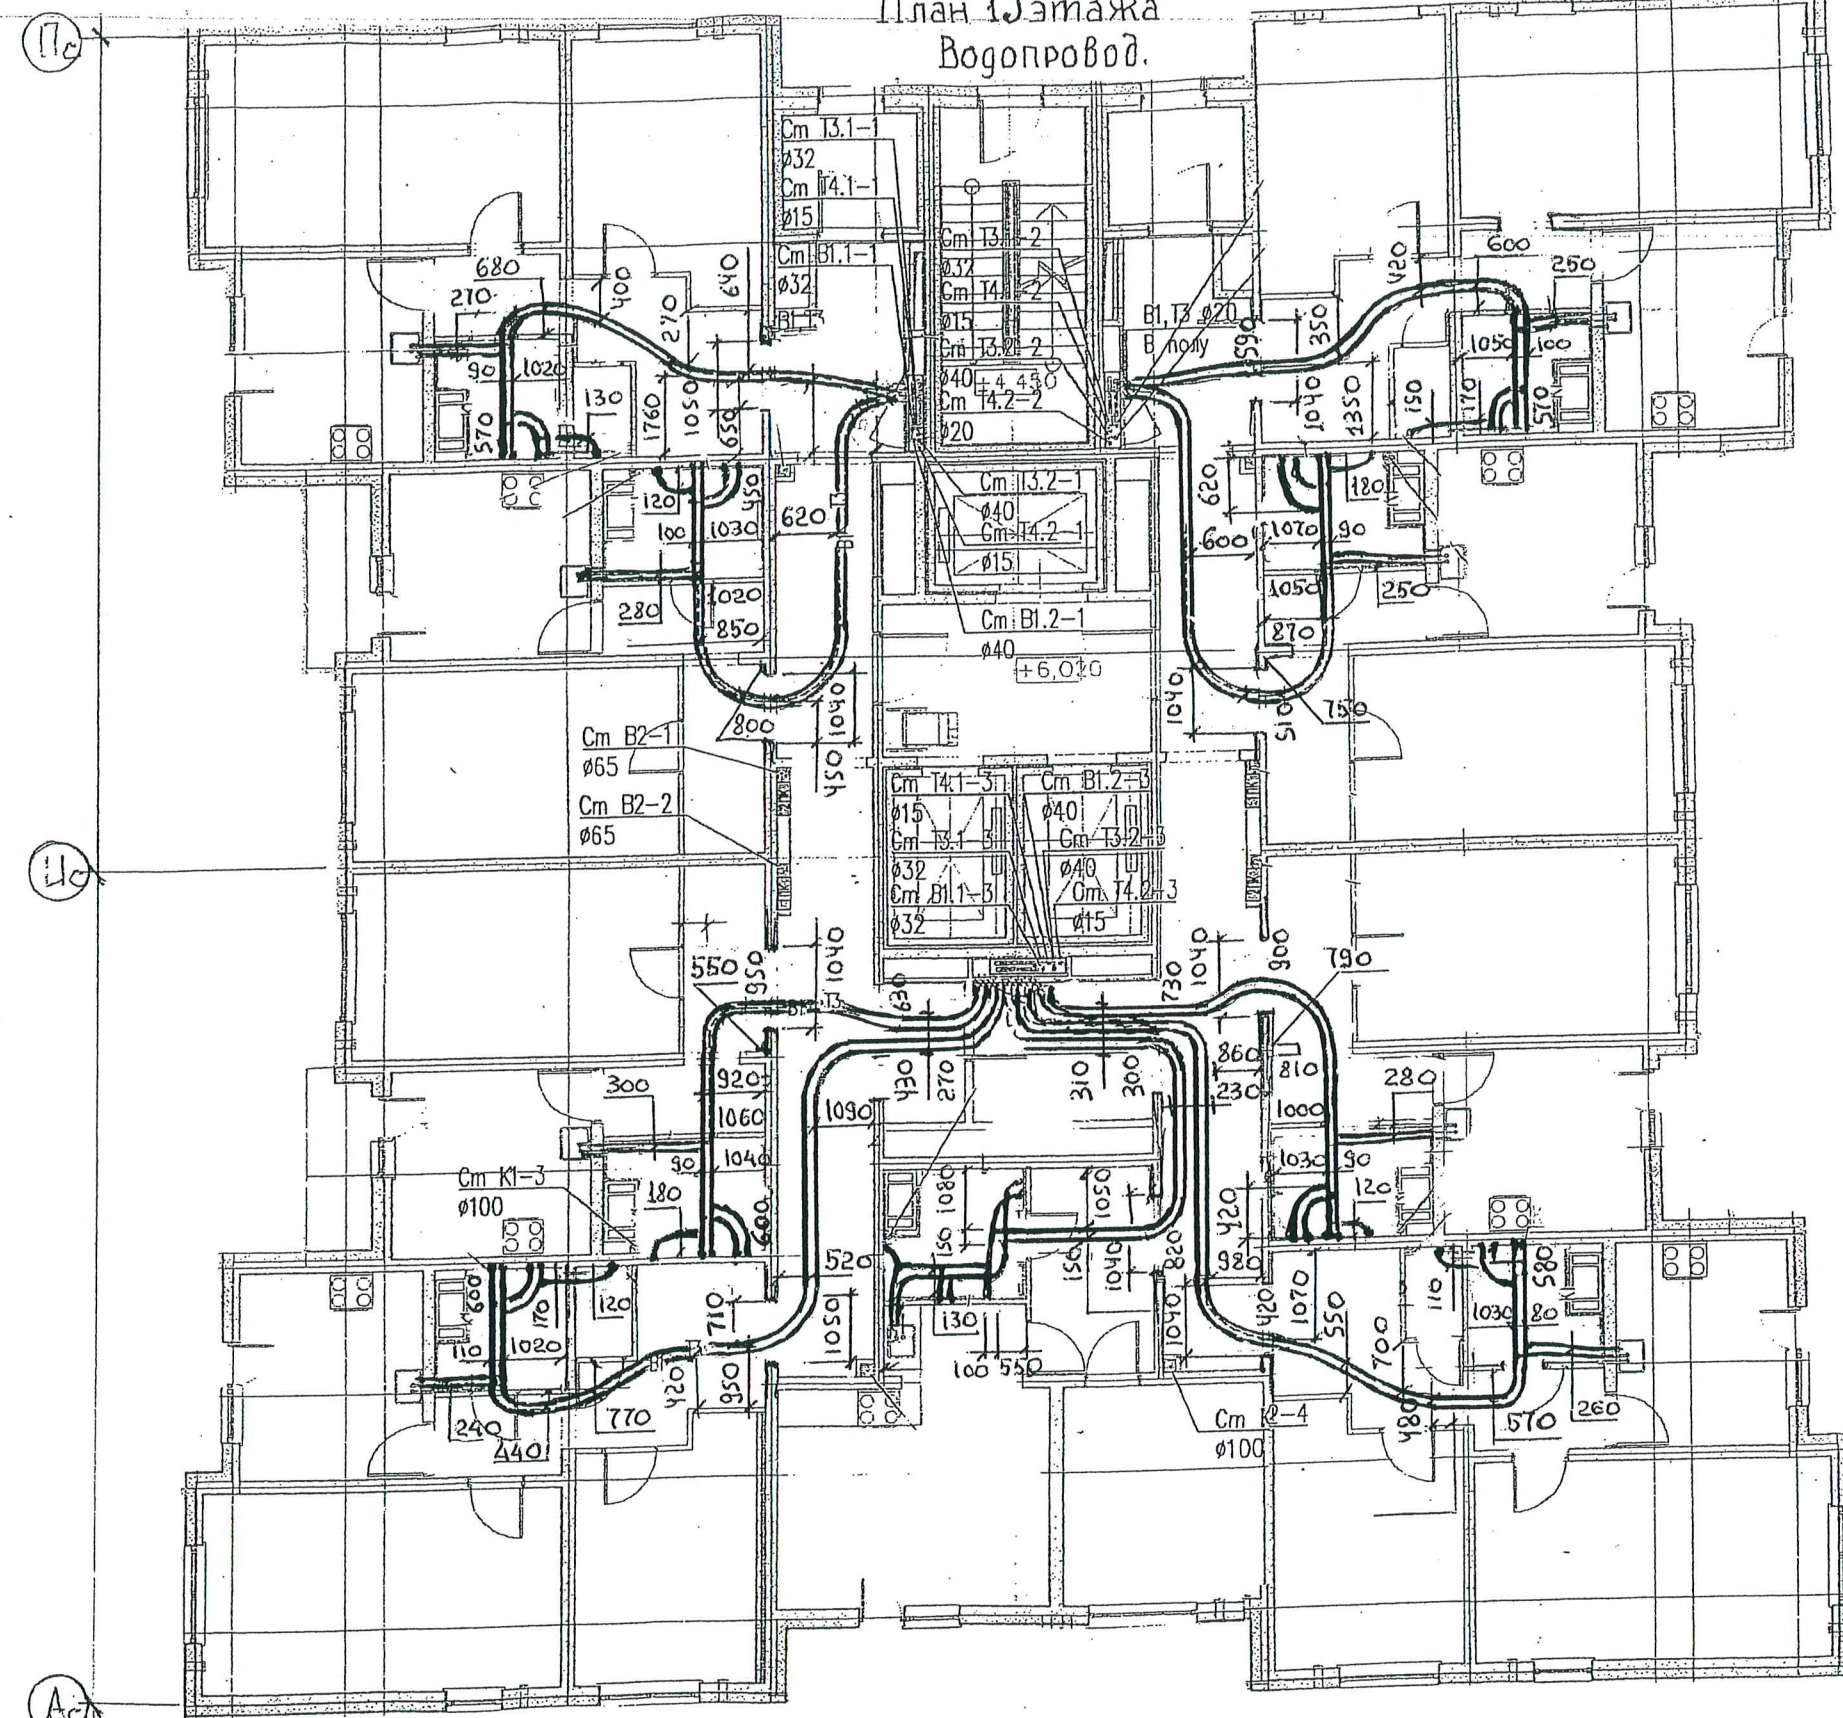


КОПИЯ ВЕРНА
НАЧАЛЬНИК УЧАСТКА №3 СМУ-3
Ляшев С.М.

ДАННЫЙ ЛИСТ ЯВЛЯЕТСЯ
ИСПОЛНИТЕЛЬНОЙ ДОКУМЕНТАЦИЕЙ
ПРОИЗВОДИТЕЛЬ РАБОТ *А* ТОКАРЕВ М.В.
«18» 11 2018 года

Примечание: Охранная зона от оси трубы 100 мм в обе стороны.

						г. Санкт-Петербург, территория предприятия «Ручьи», участок 116. Участок 116 (39 по ППТ).				
Изм.	Кол.уч.	Лист	N док.	Подп.	Дата	Стадия	Лист	Листов		
Проверил	Токарев	А			09.18	Р(И)	17	20		
Разработал	Целев	В			09.18					
Н.контроль					18	План 19 этажа. Водопровод.				
						ЛСР Строительство СЗ				


План 20 этажа
Водопровод.

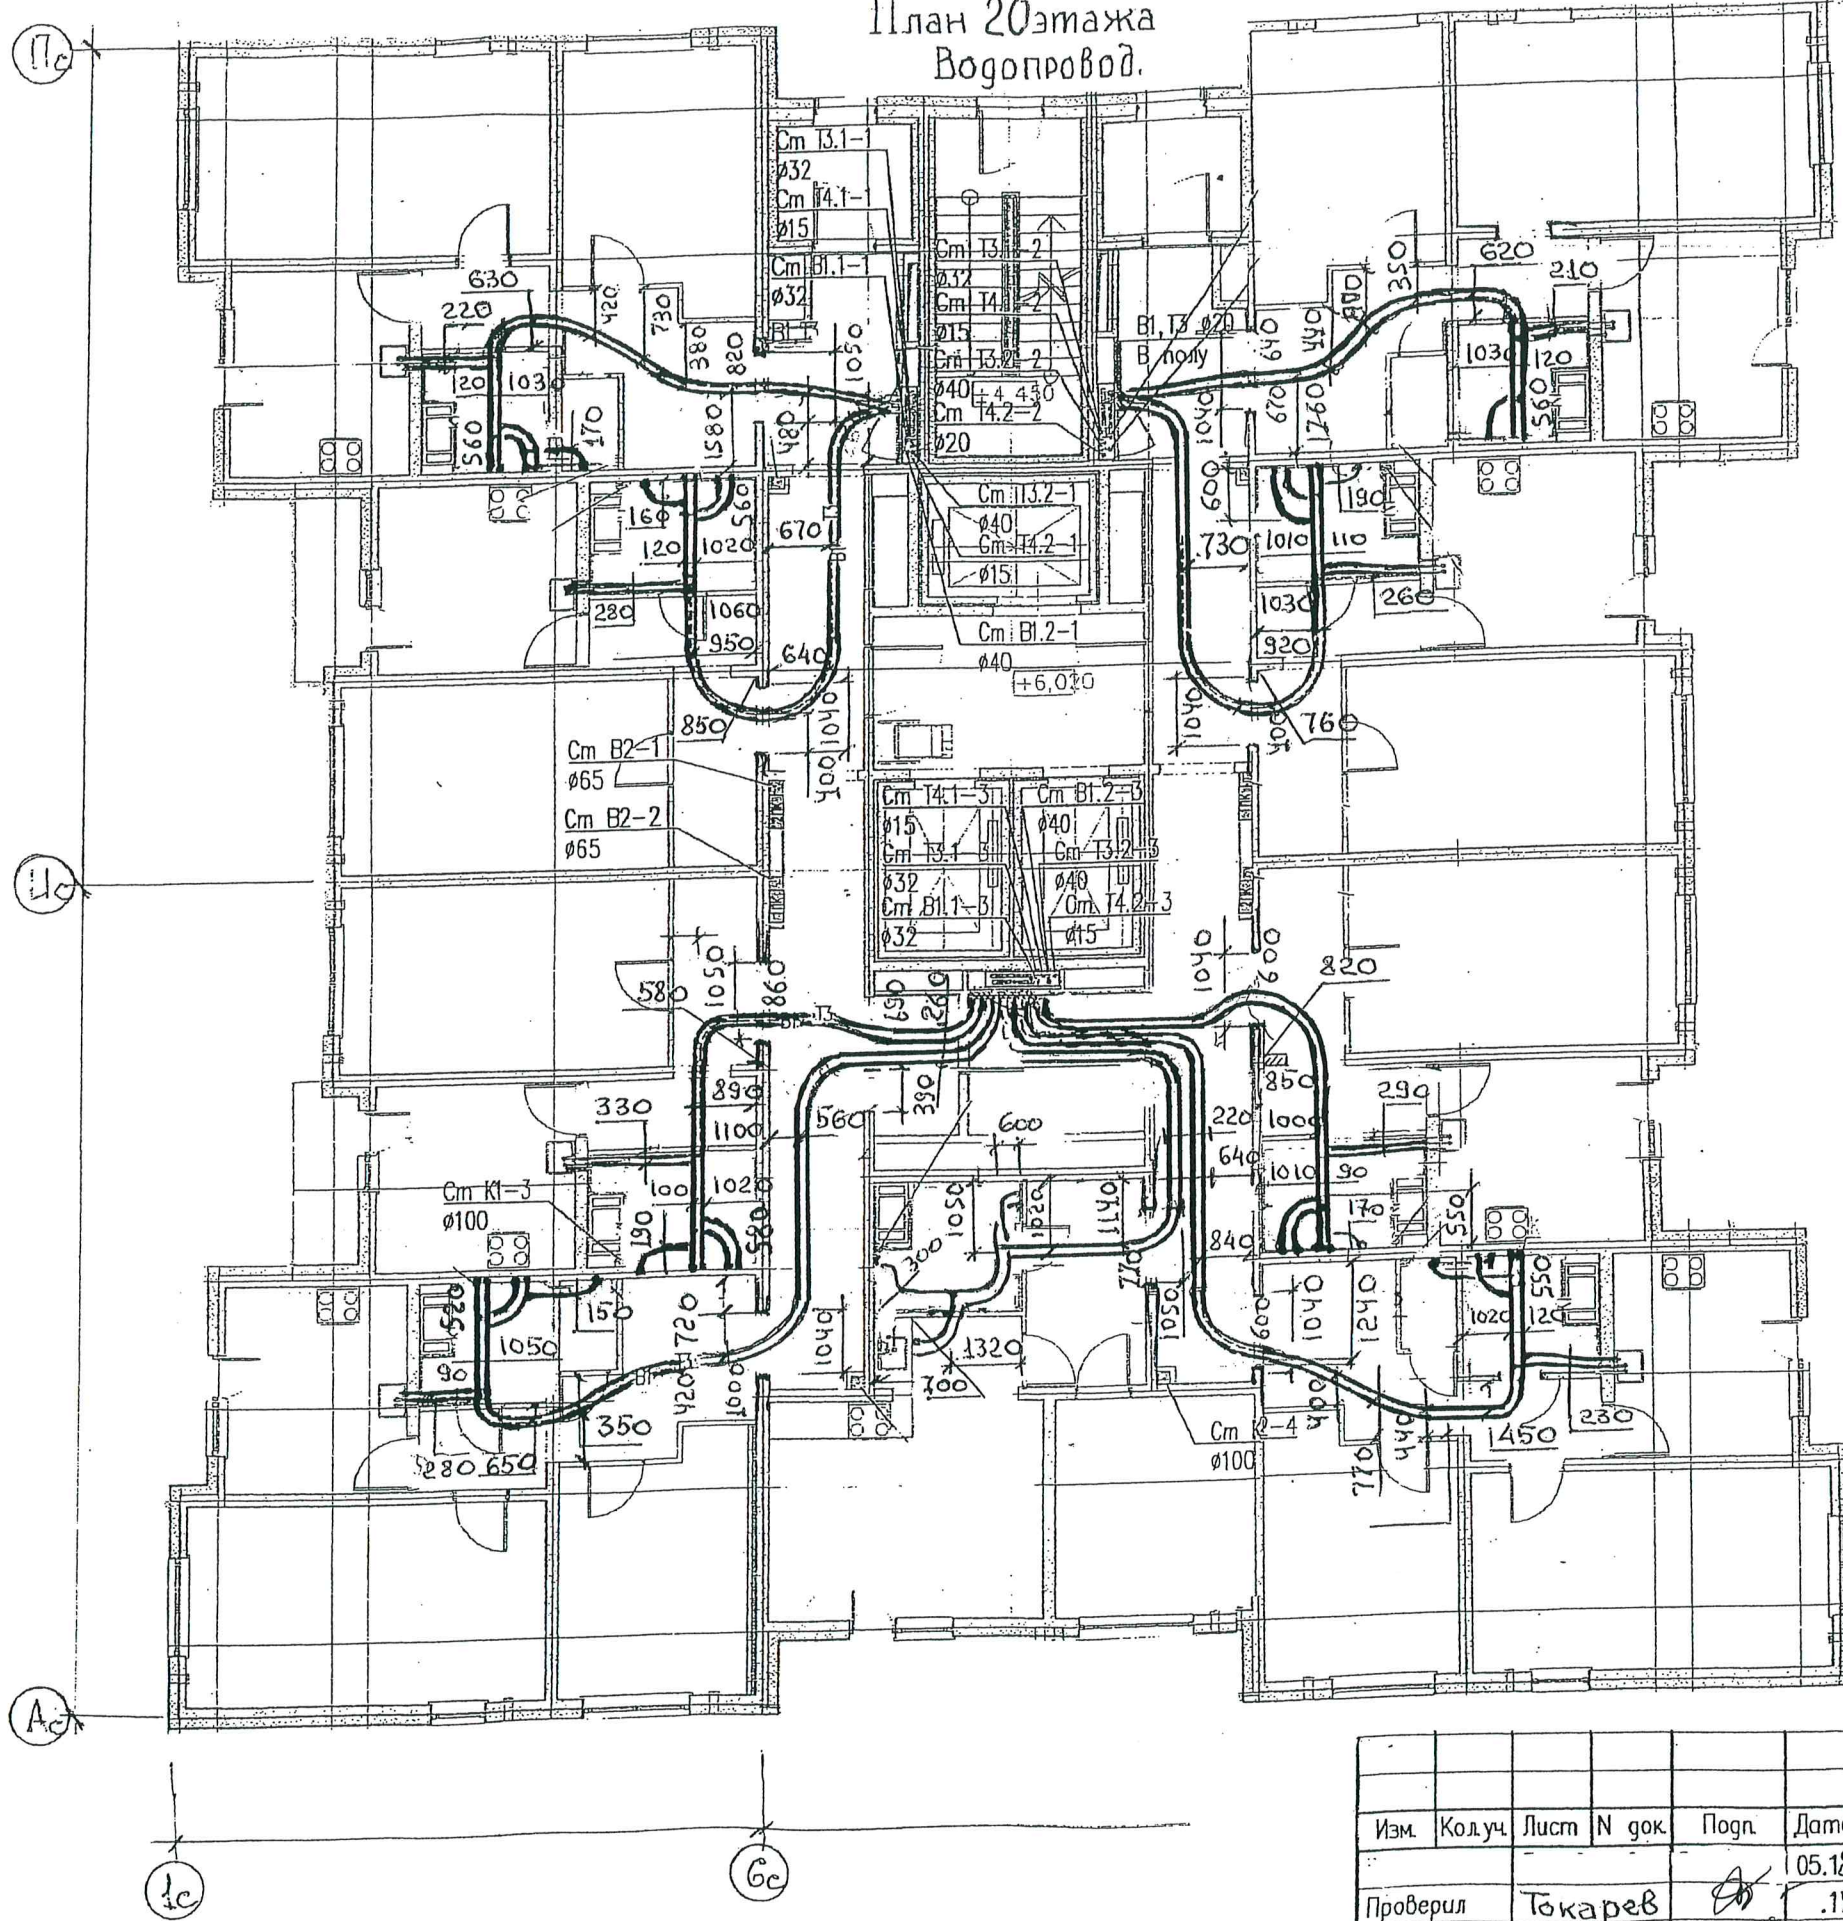


КОПИЯ ВЕРНА
НАЧАЛЬНИК УЧАСТКА №3 СМУ-3
Ляшев С.М. ЛЯШЕВ С.М.

ДАННЫЙ ЛИСТ ЯВЛЯЕТСЯ
ИСПОЛНИТЕЛЬНОЙ ДОКУМЕНТАЦИЕЙ
ПРОИЗВОДИТЕЛЬ РАБОТ *Токарев* М.В.
«16» 11 20.18 года

 Примечание: Охранная зона от оси трубы 100 мм в обе стороны.

						г. Санкт-Петербург, территория предприятия «Ручьи», участок 116. Участок 116 (39 по ППТ).				
Изм.	Кол.уч.	Лист	N док.	Подп.	Дата	Многоквартирный дом со встроенно-пристроенными объектами бытового обслуживания N39.1		Стадия	Лист	Листов
Проверил		Токарев			05.18			Р(и)	18	20
Разработал		Исаев			18					
Н. контроль						План 20 этажа. Водопровод.		ЛСР Строительство СЗ		

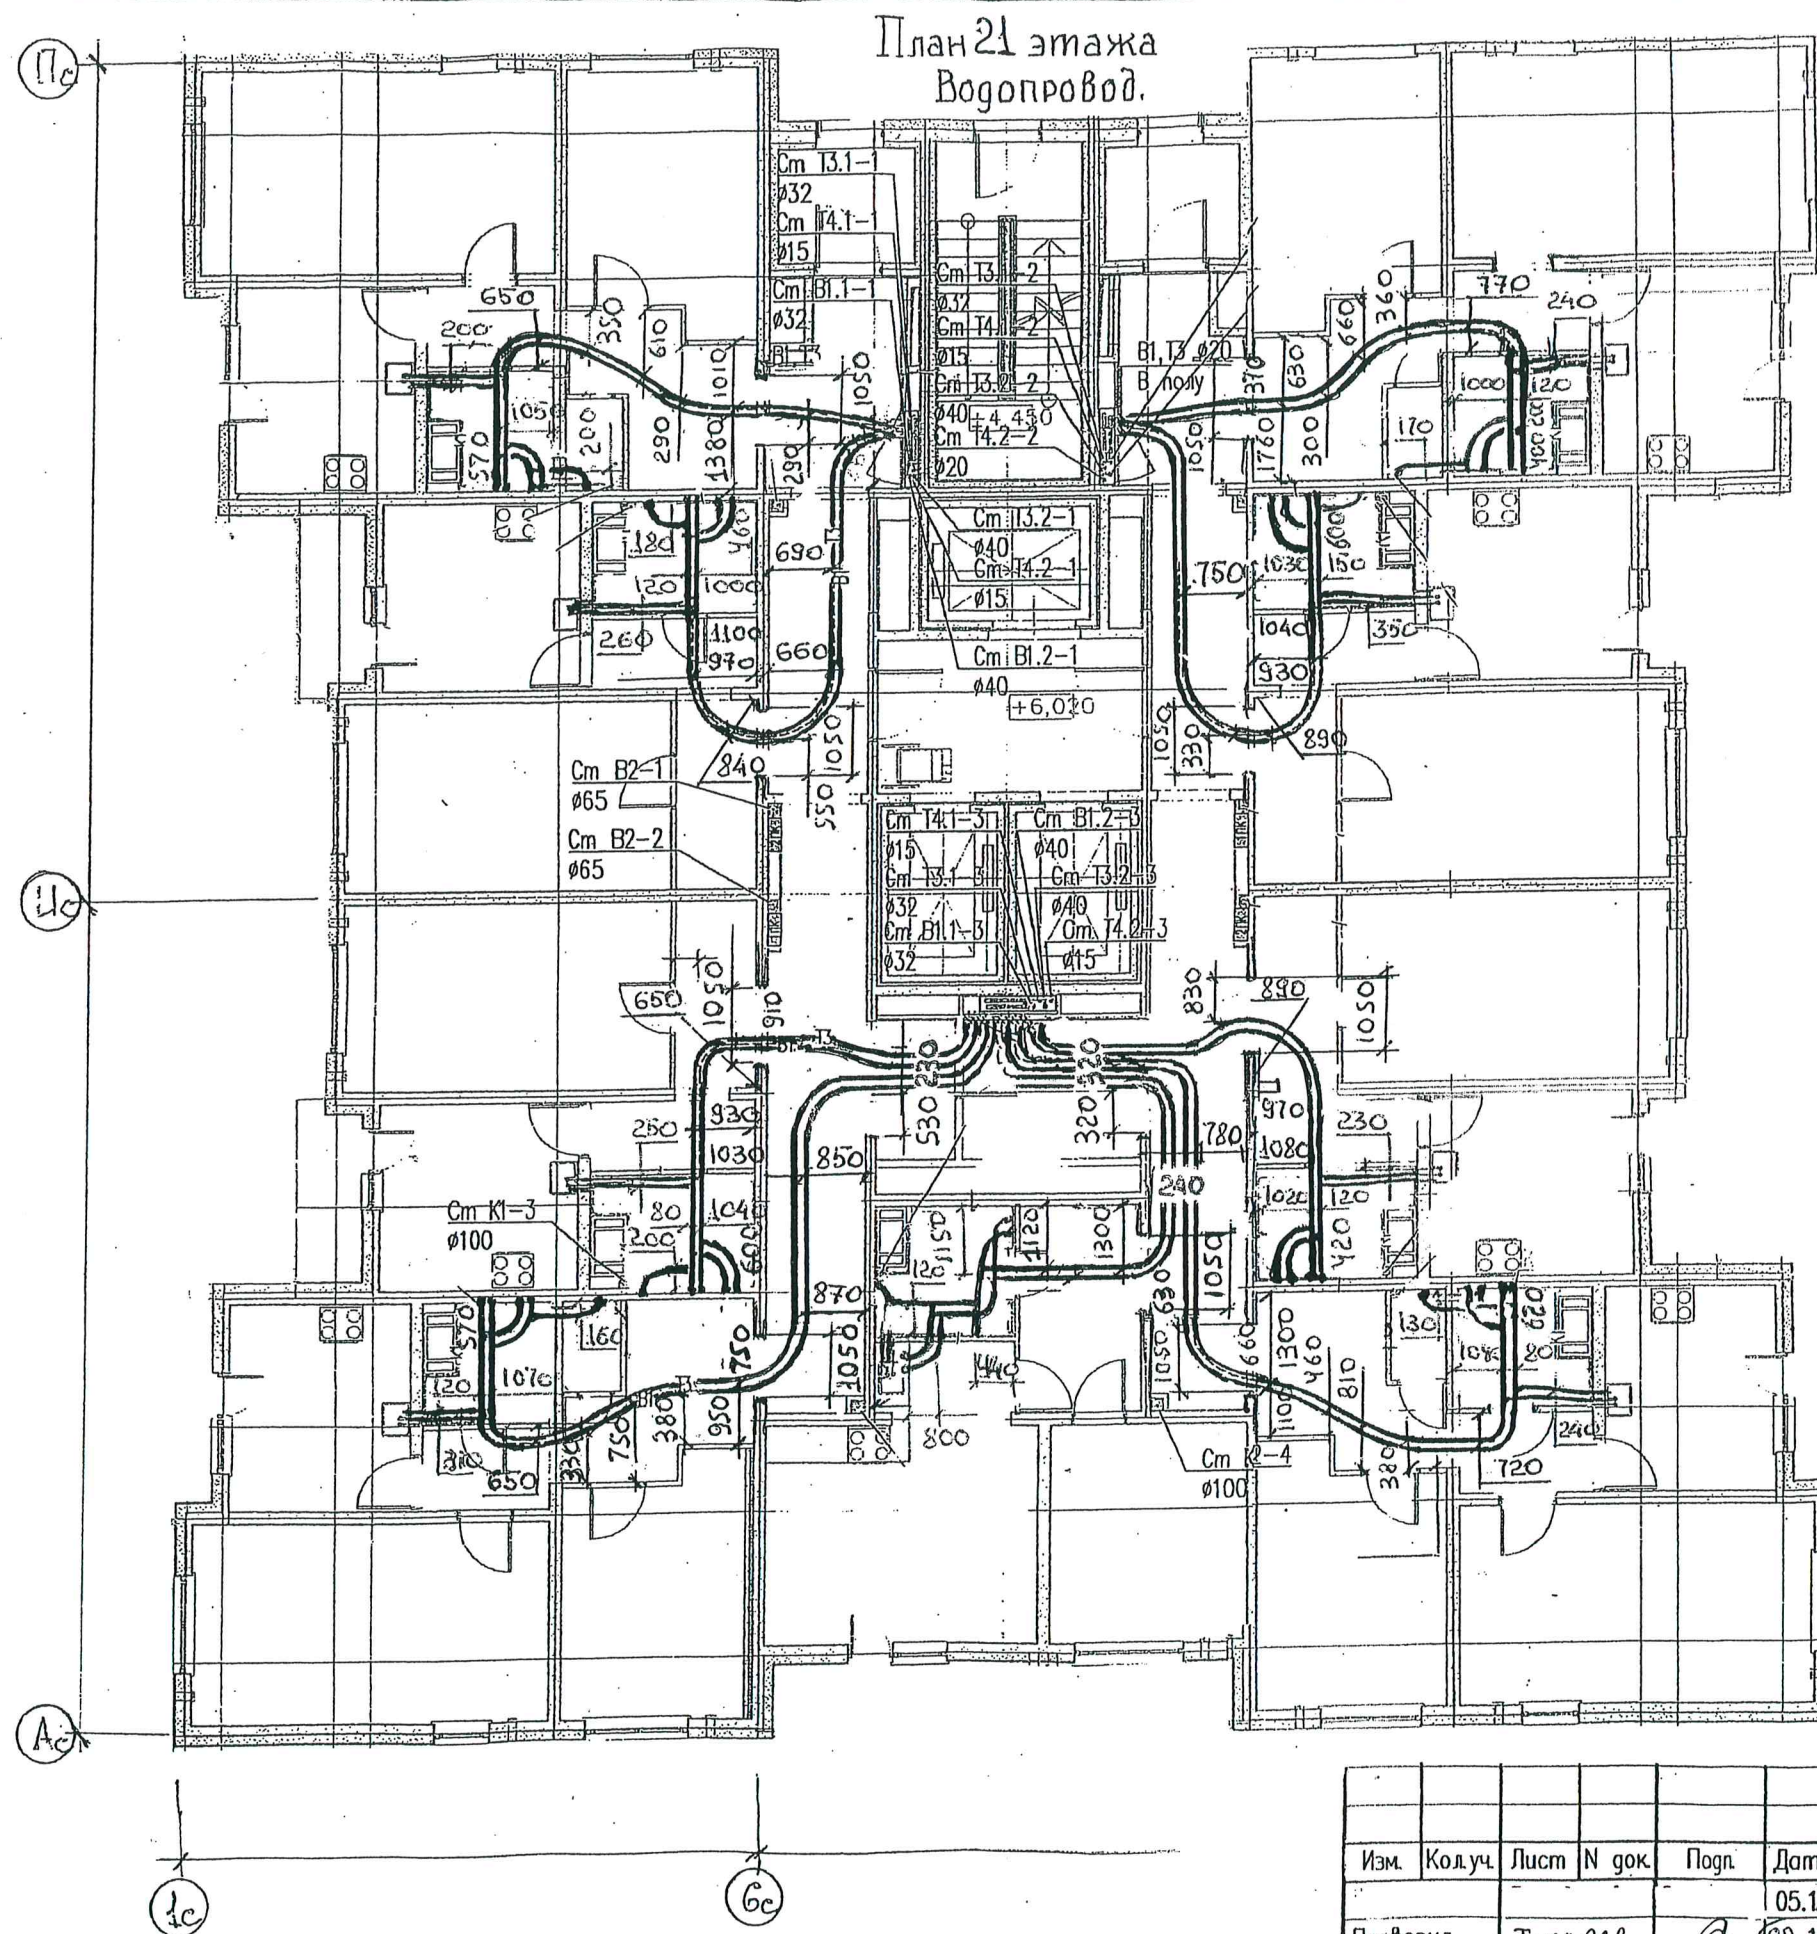

КОПИЯ ВЕРНА
НАЧАЛЬНИК УЧАСТКА №3 СМУ-3
ЛЯШЕВ С.М.

ДАННЫЙ ЛИСТ ЯВЛЯЕТСЯ
ИСПОЛНИТЕЛЬНОЙ ДОКУМЕНТАЦИЕЙ
ПРОИЗВОДИТЕЛЬ РАБОТ *ТОКАРЕВ* М.В.
«16» 11 2018 года

Примечание: Охранная зона от оси трубы 100 мм в обе стороны.

г. Санкт-Петербург, территория предприятия «Ручьи», участок 116. Участок 116 (39 по ППТ).						Многоквартирный дом со встроенно-пристроенными объектами бытового обслуживания №39.1			ЛСР Строительство СЗ		
Изм.	Кол.уч.	Лист	N док.	Погр.	Дата	План 21 этажа. Водопровод.	Стадия	Лист	Листов		
Проверил	Токарев	9	09.18				Р(и)	19	20		
Разработал	Цаев	11	09.18								
Н.контроль					18						